


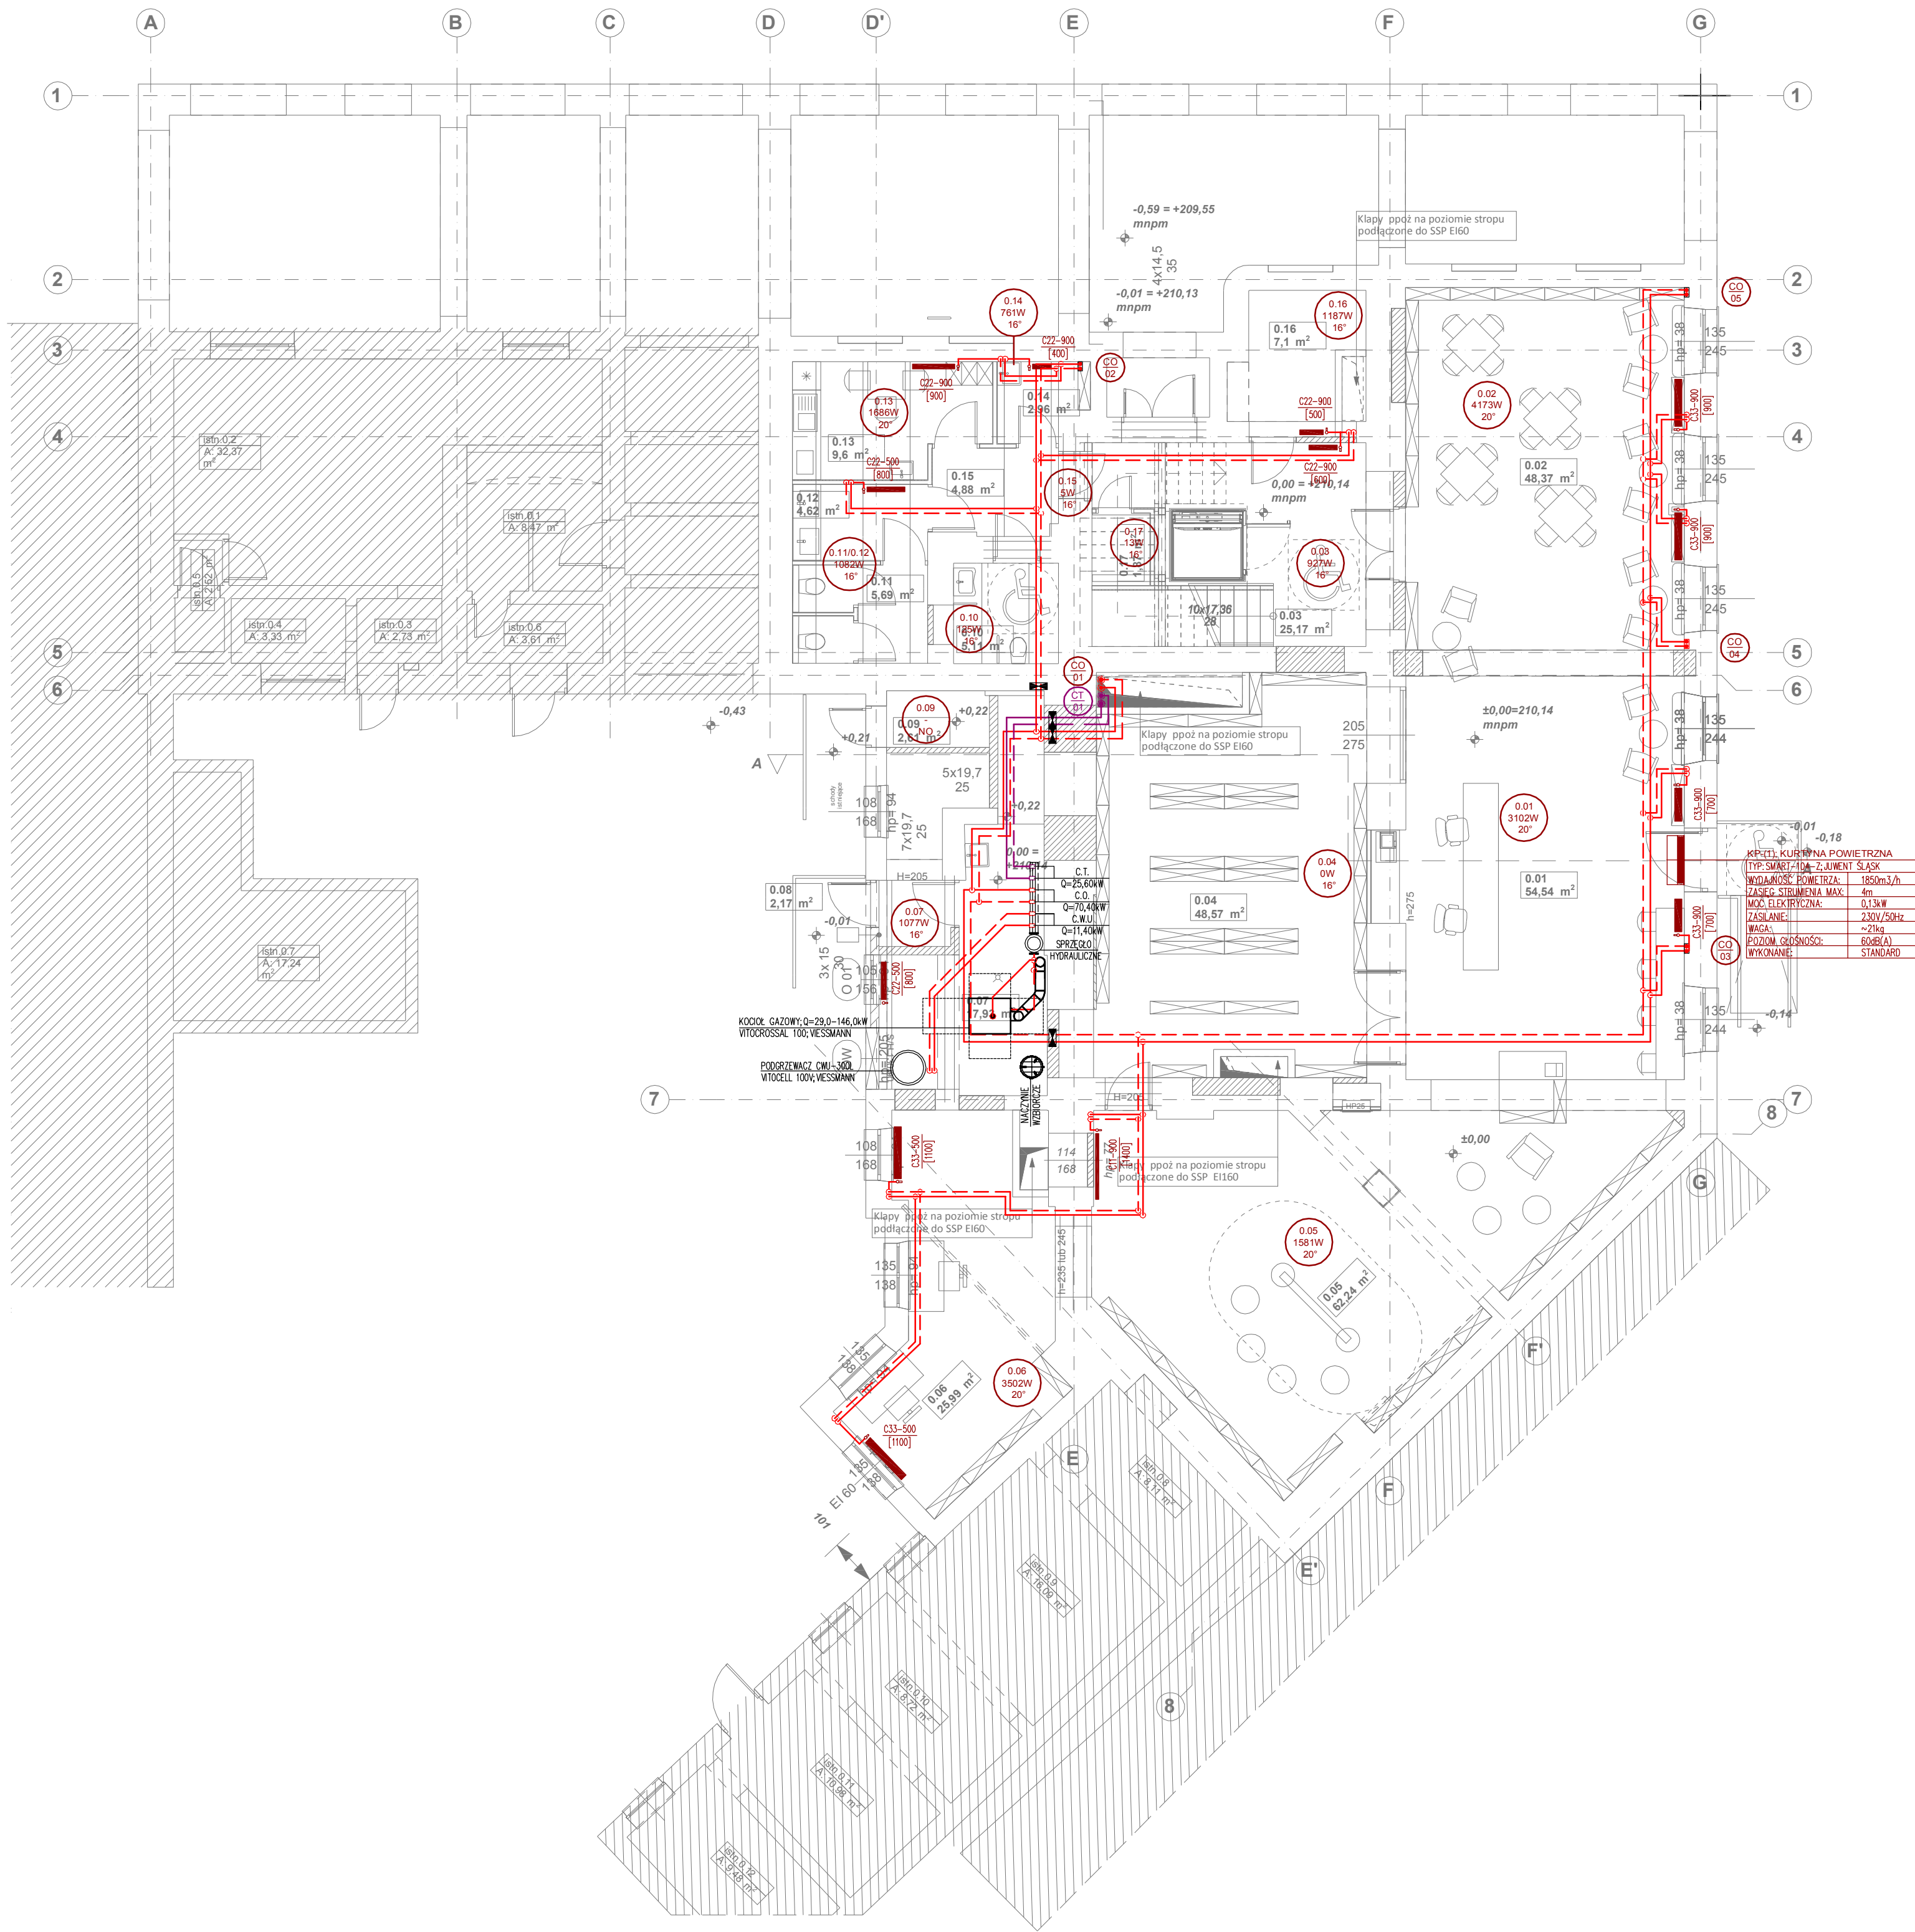

LEGENDA:

- CENTRALNE OGRZEWANIE – ZASILANIE
- CENTRALNE OGRZEWANIE – POWRÓT
- Ciepło technologiczne – ZASILANIE
- Ciepło technologiczne – POWRÓT
- ZMIANA TRASY RUROCIĄGU W DÓŁ
- ZMIANA TRASY RUROCIĄGU W GÓRĘ
- ETKIETA GRZEJANIE PŁYTOWEGO ZAMOWIENIA ZAMIERA:
 - TP-2KW (ZASILANY Z DOLU DWU-PŁYTOWY)
 - ZIK (ZASILANY Z BOKU DWU-PŁYTOWY)
 - WYSOKOŚĆ (mm): 600
 - GRUBOŚĆ (mm): 1000
- ETKIETA POMIESZCZENIA:
 - 0.00 – NUMER POMIESZCZENIA
 - OW – ZAPOTRZEBOWANIE NA Ciepło
 - 24° – TEMPERATURA OGRZEWANIA W OKRESIE ZIMOWYM [°C]
- ODNACZENIE PIONU CENTRALNEGO OGRZEWANIA
- ODNACZENIE PIONU Ciepła technologicznego
- ZABEZPIECZENIE PRZECIWPÓŻAROWE/PRZEPUST

- UWAGI:**
- INSTALACJE CENTRALNEGO OGRZEWANIA WYKONAĆ Z RUR STALOWYCH CIENKOŚCIENNYCH ODKOWNYCH ZEMIERZENIE ŁĄCZNYCH POPRZECZNIKOWO.
 - INSTALACJE Ciepła technologicznego WYKONAĆ Z RUR STALOWYCH CIENKOŚCIENNYCH ODKOWNYCH ZEMIERZENIE ŁĄCZNYCH POPRZECZNIKOWO.
 - WSZYSTKIE GRZEJANIE Z ZASILANIEM BOCZNYM WYPOSAŻYĆ W:
 - NA ZASILANIU W ZAKRĘT TERMOSTATYCZNY
 - NA POWRODZIE W ZAKRĘT ODCINAJĄCY P
 - KOROSK ODPORNOŚCIOWY
 - PODEŚCIE POD GRZEJANIE Z ZASILANIEM DOLNYM W WYKONANIU KRYTYM, OD SOJANY.
 - PRZESŁONA INSTALACJA PRZECIWPÓŻAROWA ODOLENIĄ PRZECIWPÓŻAROWEGO ZABEZPIECZYĆ W KLASIE ODPORNOŚCI OGNIOWEJ TYCH PRZECIWPÓŻAROWO W TECHNOLOGII WŁASNEJ DLA RODZAJU I STANOWY RUR.
 - PRZESŁONA INSTALACJA PRZECIWPÓŻAROWA DLA KOTŁOWNI WYMAGANA JEST KLASA ODPORNOŚCI OGNIOWEJ NIE NIŻSZA NIŻ D 60 LUB REI 60, A NIEBĄDĄCYCH ELEMENTAM ODOLENIĄ PRZECIWPÓŻAROWEGO, ZABEZPIECZYĆ W KLASIE ODPORNOŚCI OGNIOWEJ TYCH PRZECIWPÓŻAROWO.

graphite.group

ul. Narutowicza90/2, 90-139 Łódź, www.graphite-group.pl

TEMAT:

PRZEBUDOWA WNĘTRZ BUDYNKU GŁÓWNEJ SIEDZIBY BIBLIOTEKI MIEJSKIEJ W ŁÓDZI

ADRES:

Łódź, ul. Legionów 2 / pl. Wolności 4, Dz. nr 120/1 obręb S-1

INWESTOR:

BIBLIOTEKA MIEJSKA W ŁÓDZI AL. KOŚCIUSZKI 48, 90-427 ŁÓDŹ

STADIUM:

Projekt budowlany

BRANŻA:

Instalacje sanitarne

PROJEKTANT:

mgr inż. Agnieszka CHRUSTOWSKA
upr. bud. nr ŁÓD/2243/PWOS/13

SPRAWDZAJĄCY:

mgr inż. Michał Krysiak
upr. bud. nr ŁÓD/0924/POOS/08

RYSUJEK:

Rzut parteru. Instalacja centralnego ogrzewania i ciepła technologicznego.

DATA:

Marzec 2020r.

SKALA:

1:100

NR RYSUNKU:

IS-10