


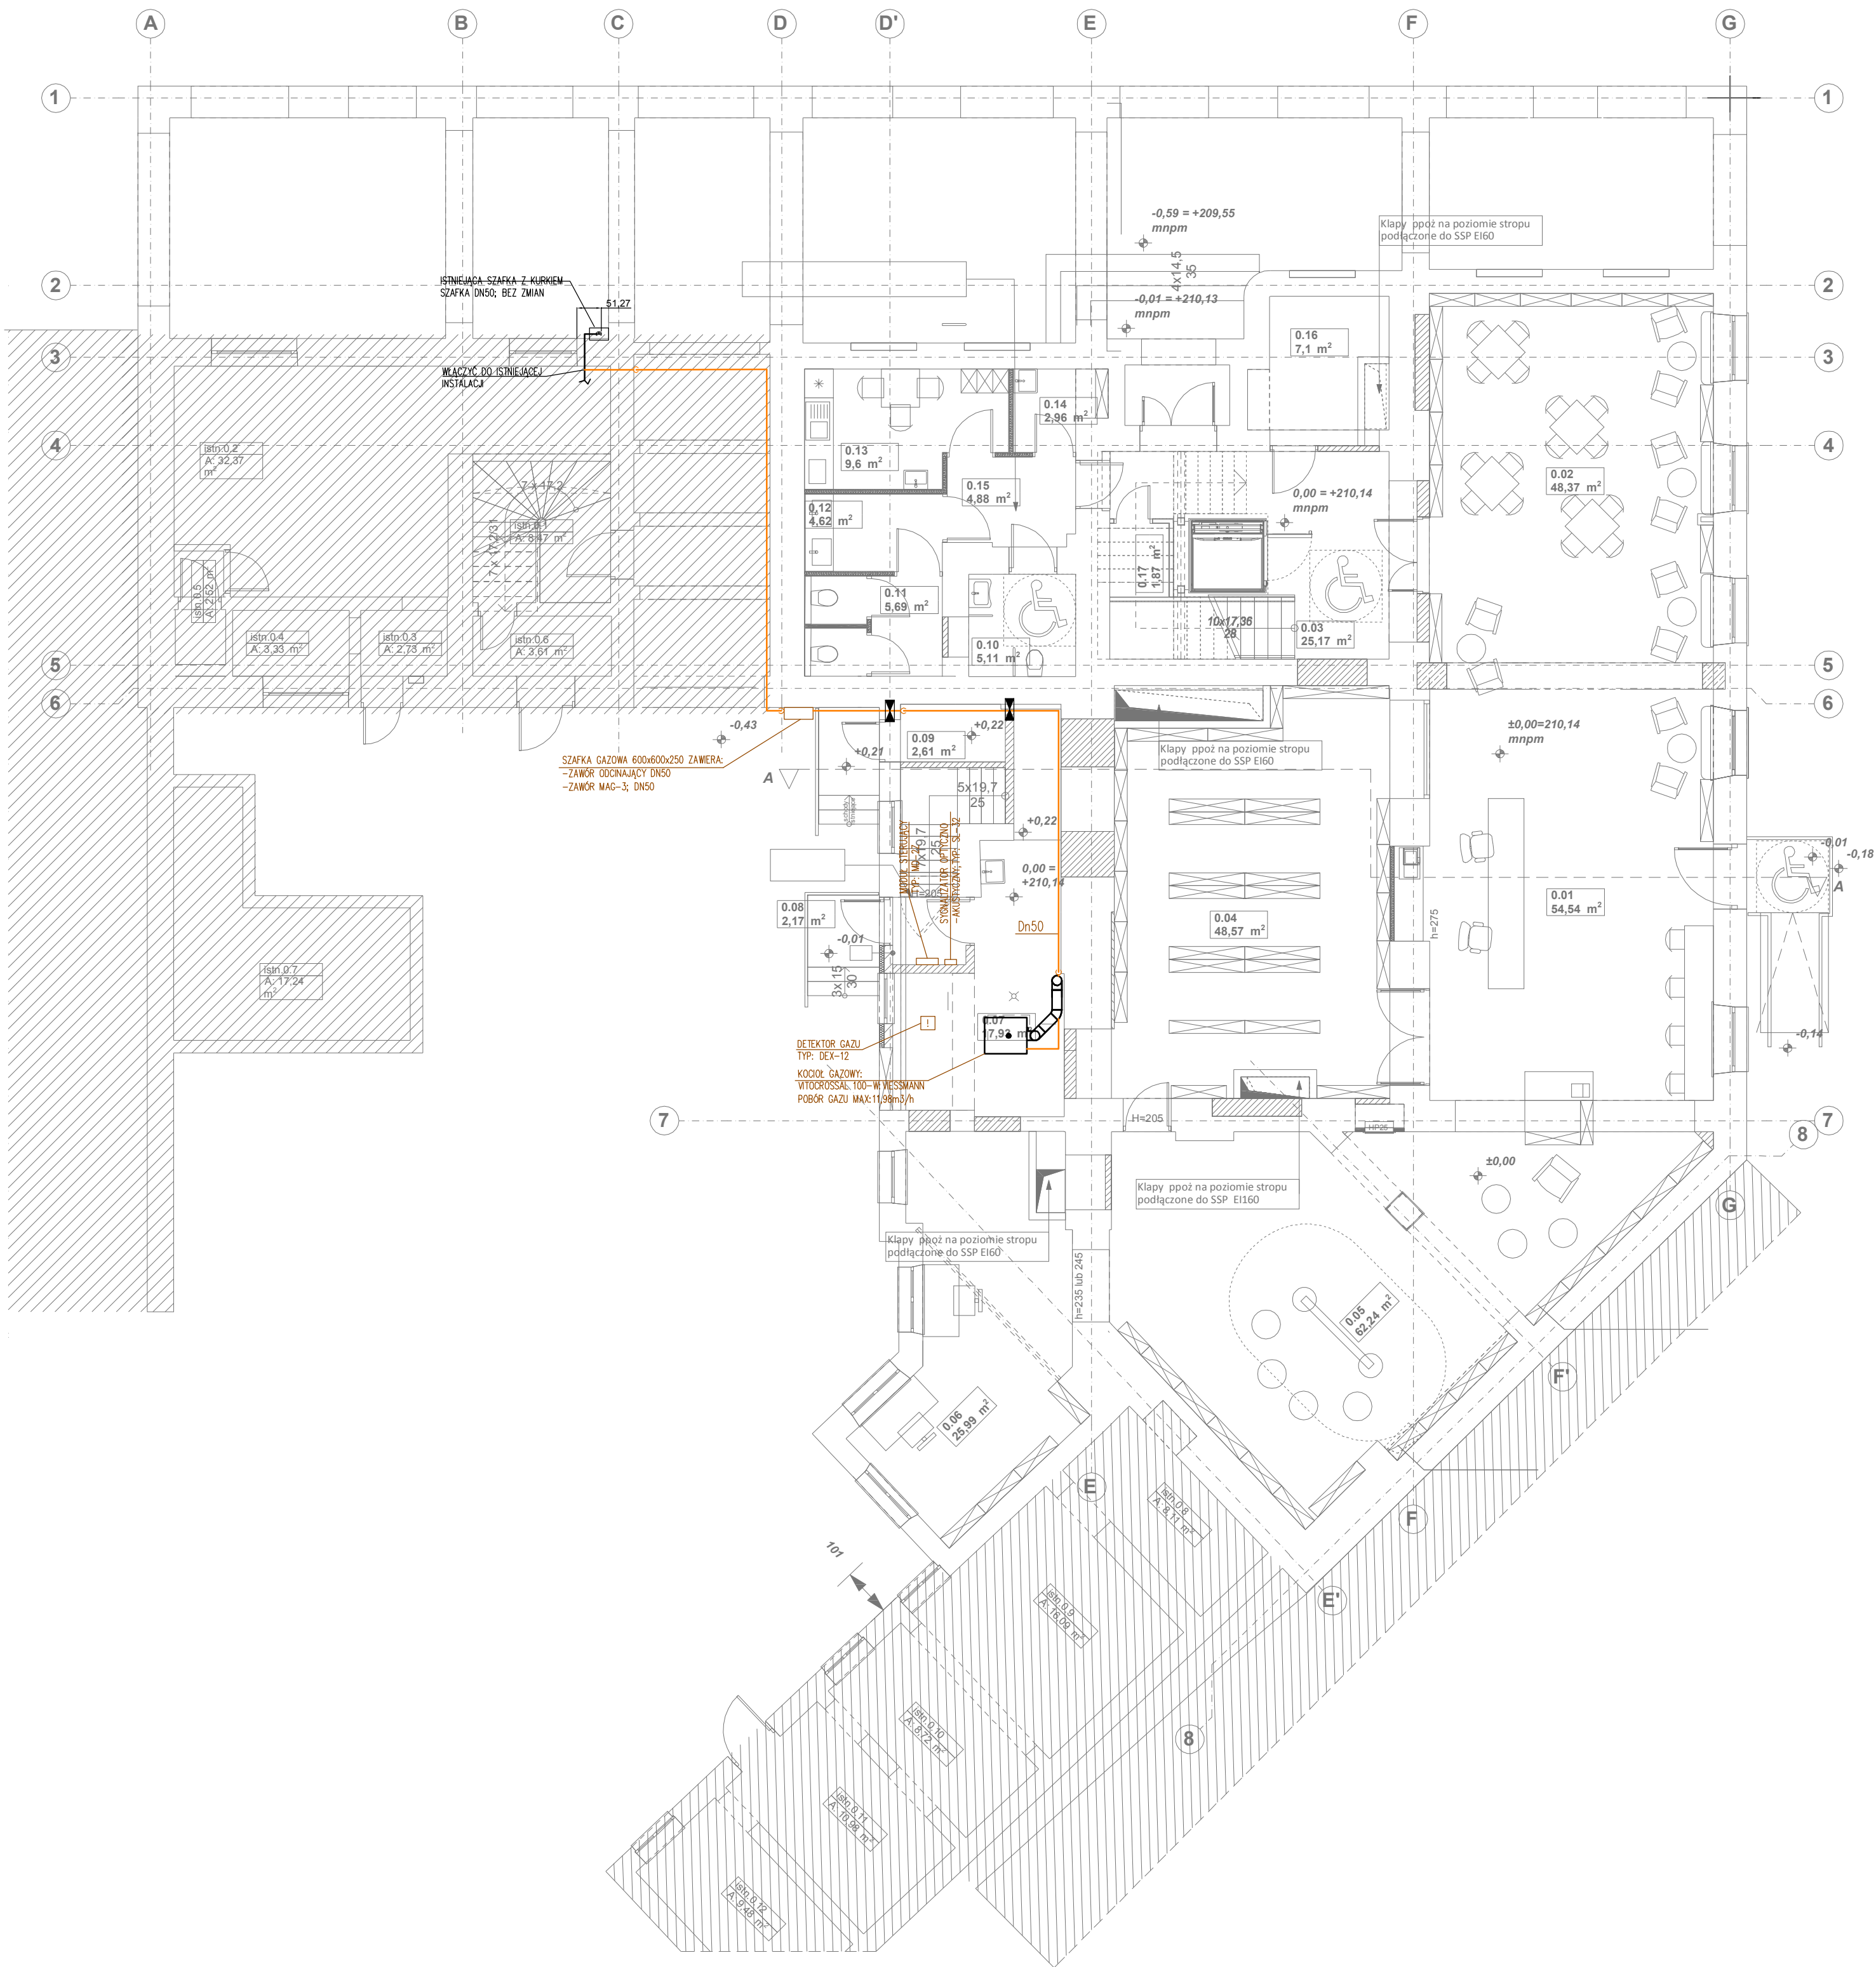

LEGENDA:

- GAZ - RURA STALOWA
- ZMIANA TRASY RUROCIĄGU W DÓŁ
- ZMIANA RÓŻNICY RUROCIĄGU
- OGRAZDZENIE RUROCIĄGU W DÓŁ
- ZMIANA TRASY RUROCIĄGU W GÓRĘ
- ZABEZPIECZENIE PRZECIWOZAROWE, PRZEPUST

UWAGI:

- WYKONANIE PRZEBUDOWY PRZEZ SZYBY W INDYWIDUALNYCH PRZEPUSTACH Z RUR STALOWYCH.
- POMIĘDZY ZAMKOR DOCHWYPUY A KOTŁEM ZAMONTOWAĆ FILTR DO GAZU I MANOMETR.
- PRZEBUDOWA INSTALACJI PRZEZ PRZEGRODY DLA KOTŁYCH WYMAGANA JEST KLASA OPORNOŚCI KLASA OPORNOŚCI OGÓLNEJ TYCH PRZEGROD W TECHNOLOGII WŁASNEJ DLA RODZAJU I ŚREDNICY RUR.
- INSTALACJĘ GAZOWĄ WYKONAĆ Z RUR STALOWYCH B/S WG PN-80/H-74219.

graphite.group

ul. Narutowicza 90/2, 90-139 Łódź, www.graphite-group.pl

TEMAT: PRZEBUDOWA WNETRZ BUDYNKU GŁÓWNEJ SIEDZIBY BIBLIOTEKI MIEJSKIEJ W ŁÓDZI

ADRES: Łódź, ul. Legionów 2 / pl. Wolności 4, Dz. nr 120/1 obręb S-1

INWESTOR: BIBLIOTEKA MIEJSKA W ŁÓDZI AL. KOŚCIUSZKI 48, 90-427 ŁÓDŹ

STADIUM: Projekt budowlany

BRANŻA: Instalacje sanitarne

PROJEKTANT: mgr inż. Agnieszka CHRUSTOWSKA
upr.bud.nr LOD/2243/PWOS/13

SPRAWDZAJĄCY: mgr inż. Michał Krysiak
upr.bud.nr LOD/0924/PWOS/08

RYSUNEK: Rzut parteru. Instalacja gazowa.

DATA: Marzec 2020r. SKALA: 1:100 NR RYSUNKU: 15-22