


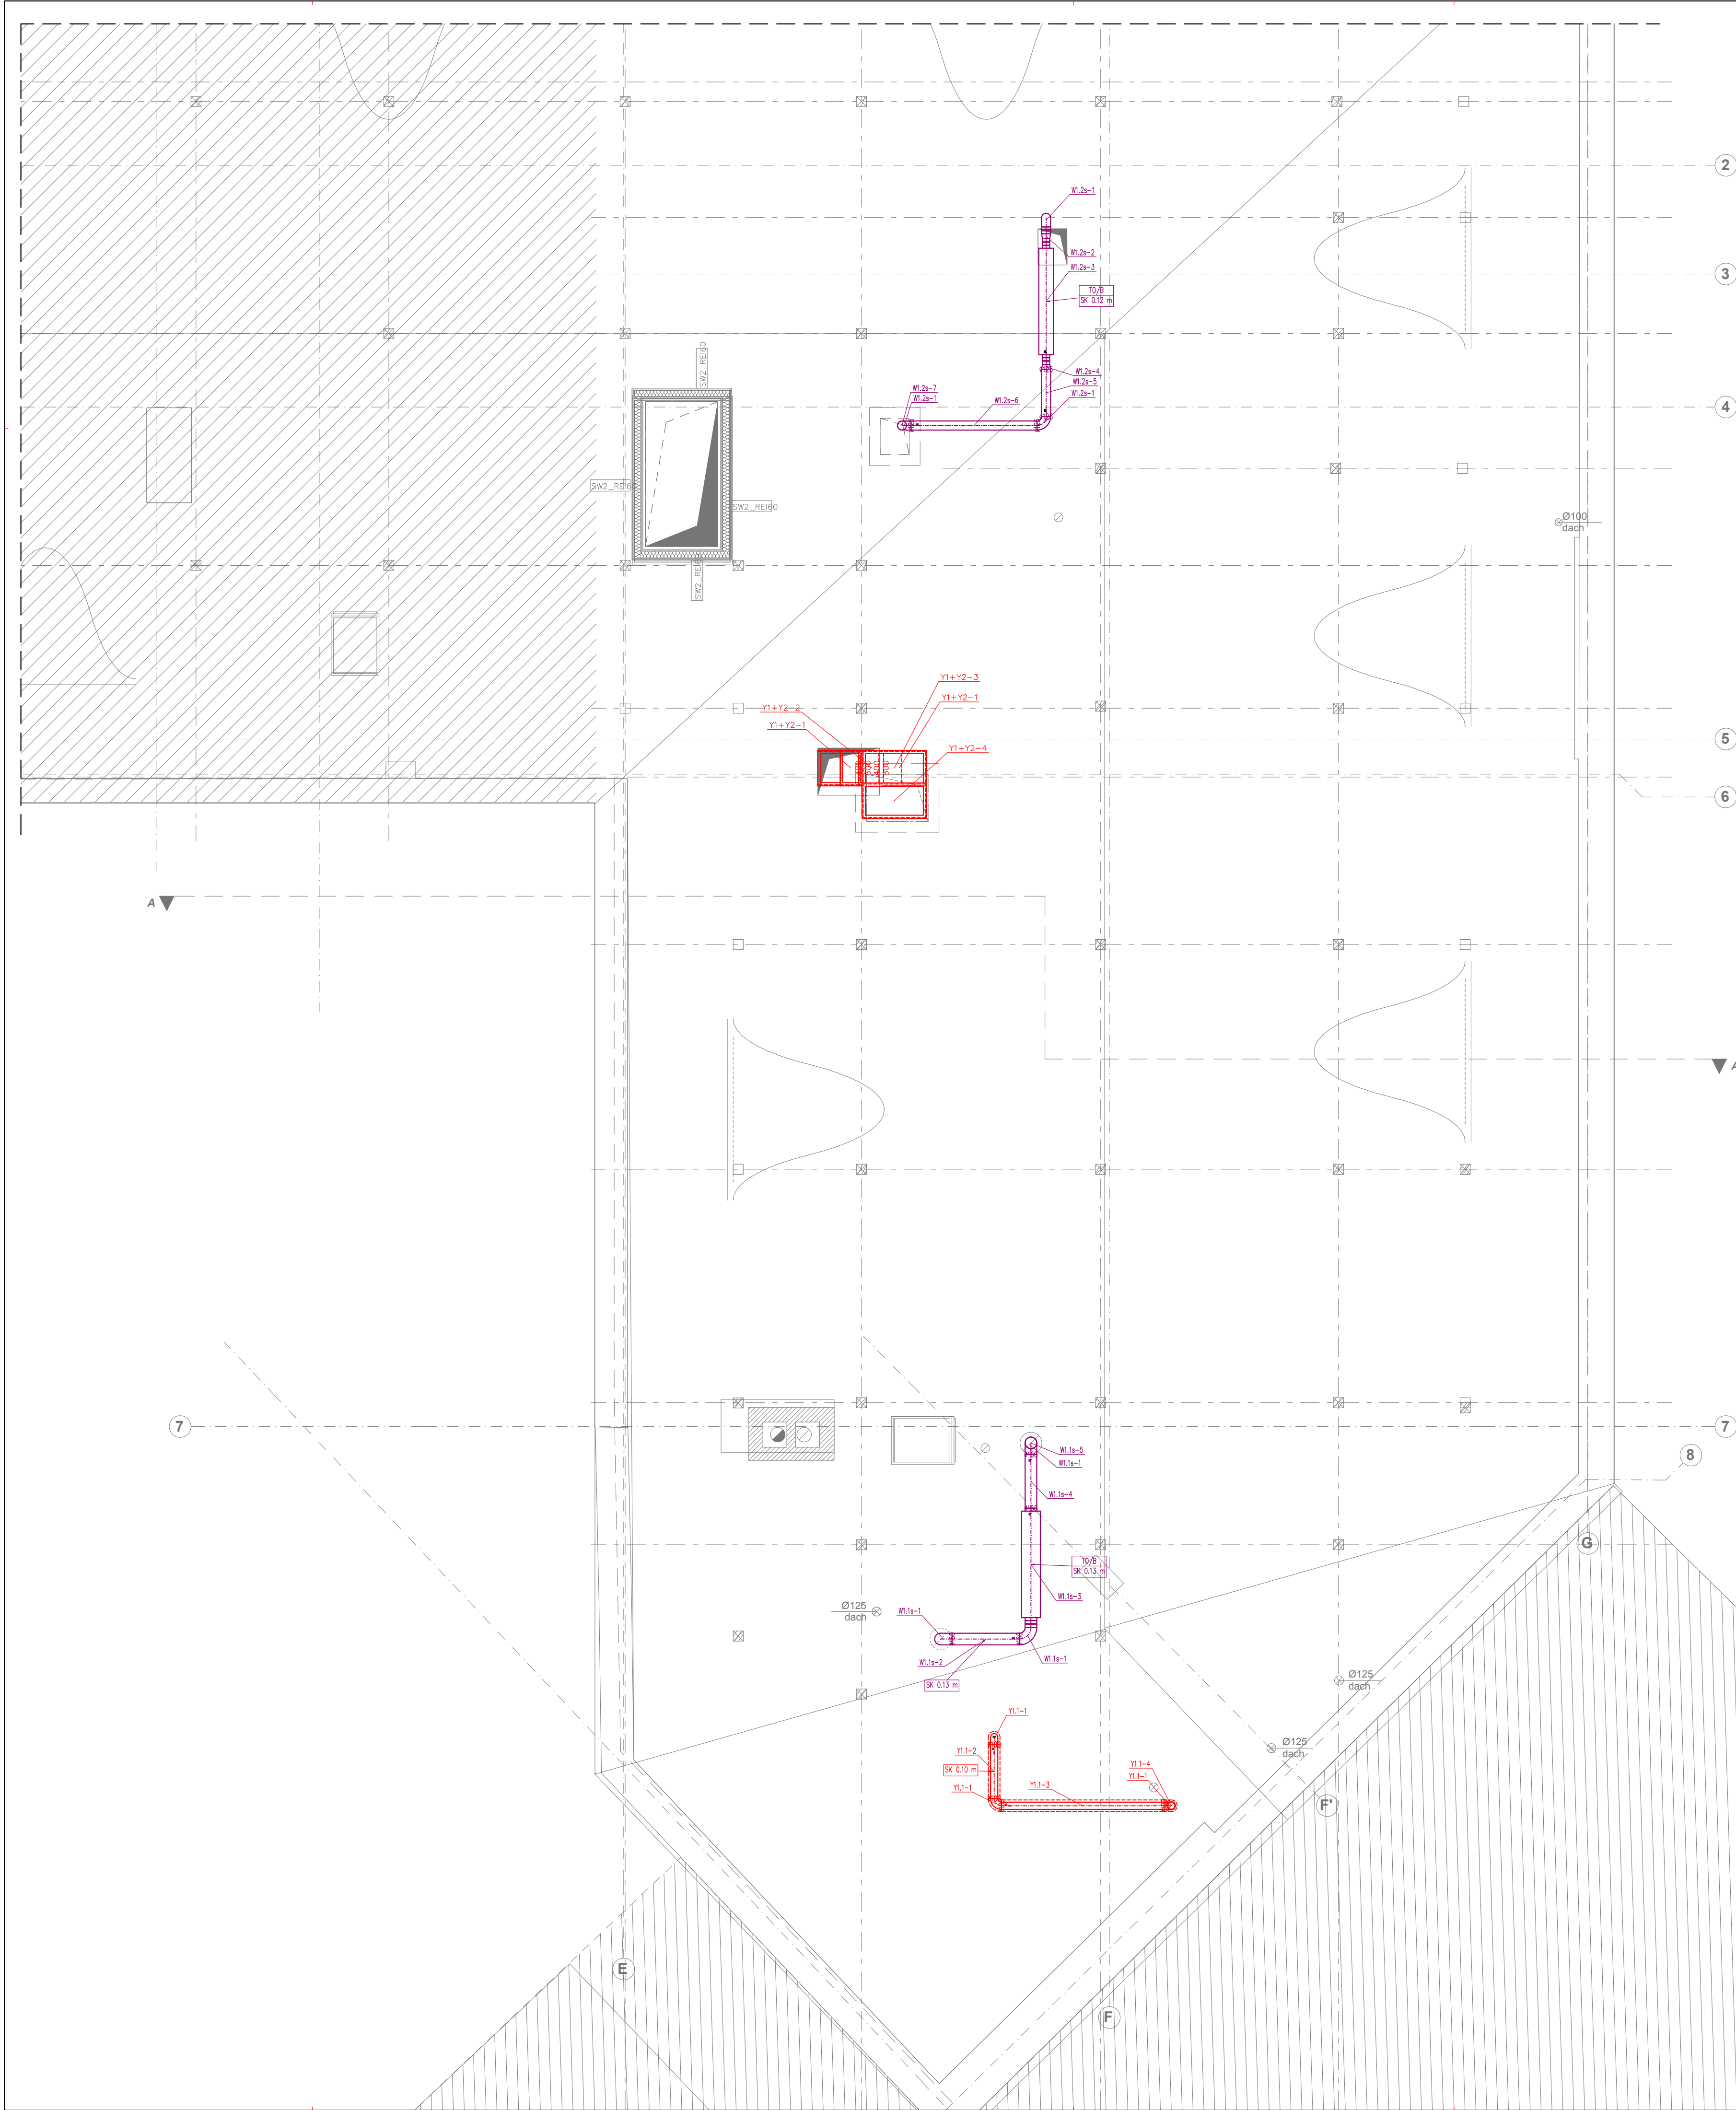

LEGENDA:

0.00

N

V

SK 0.12 m

SK 0.13 m

SK 0.10 m

SK 3.00 m

Instalacja nawiewna

Instalacja wywiewna z pomieszczeń czystych

Instalacja wywiewna z pomieszczeń higieniczno-sanitarnych

WETKA POMIESZCZENIA DLA WENTYLACJI ZAWIERA:

0.00 – NUMER POMIESZCZENIA

N – KROTKOŚĆ WYMIARU

V – ŁOŚĆ POWIERZCHNI (m²/h)

KANAŁ WENTYLACYJNY OKRĄGŁY

KANAŁ WENTYLACYJNY PROSTOKĄTNY

KANAŁ WENTYLACYJNY IZOLOWANY

OZNACZENIE RZĘDNEJ SPÓDU (SK)

KANAŁU WZGLĘDNIE POZIOMU +10.88

INSTALACJA NAWIEWNA

INSTALACJA WYWIEWNA Z POMIESZCZEŃ CZYSTYCH

INSTALACJA WYWIEWNA Z POMIESZCZEŃ HIGIENICZNO-SANITARNYCH

UWAGI:

1. RZĘDNE KANAŁÓW NIE OBEJMUJĄ GRUBOŚCI IZOLACJI

2. OZNACZENIE SYSTEMÓW WENTYLACYJNYCH ZGODNIE Z RYSUNKIEM SCHEMATU WENTYLACYJNEGO

graphite.group

ul. Narutowicza90/2, 90-139 Łódź, www.graphite-group.pl

TEMAT:

PRZEBUDOWA WNEȚRZ BUDYNKU GŁÓWNEJ SIEDZIBY BIBLIOTEKI MIEJSKIEJ W ŁÓDZI

ADRES:

Łódź, ul. Legionów 2 / pl. Wolności 4, Dz. nr 120/1 obręb S-1

INWESTOR:

BIBLIOTEKA MIEJSKA W ŁÓDZI AL. KOŚCIUSZKI 48, 90-427 ŁÓDŹ

STADIUM:

Projekt wykonawczy

BRANŻA:

Instalacje sanitarne

PROJEKTANT:

mgr inż. Agnieszka CHRUSTOWSKA
upr.bud.nr LOD/2243/PWOS/13

SPRAWDZAJĄCY:

mgr inż. Michał Krysiak
upr.bud.nr LOD/0924/POOS/08

RYSunEK:

Rzut poddasza. Instalacja wentylacji mechanicznej.

DATA:

Lipiec 2020r.

SKALA:

1:50

NR RYSUNKU:

IS-27