


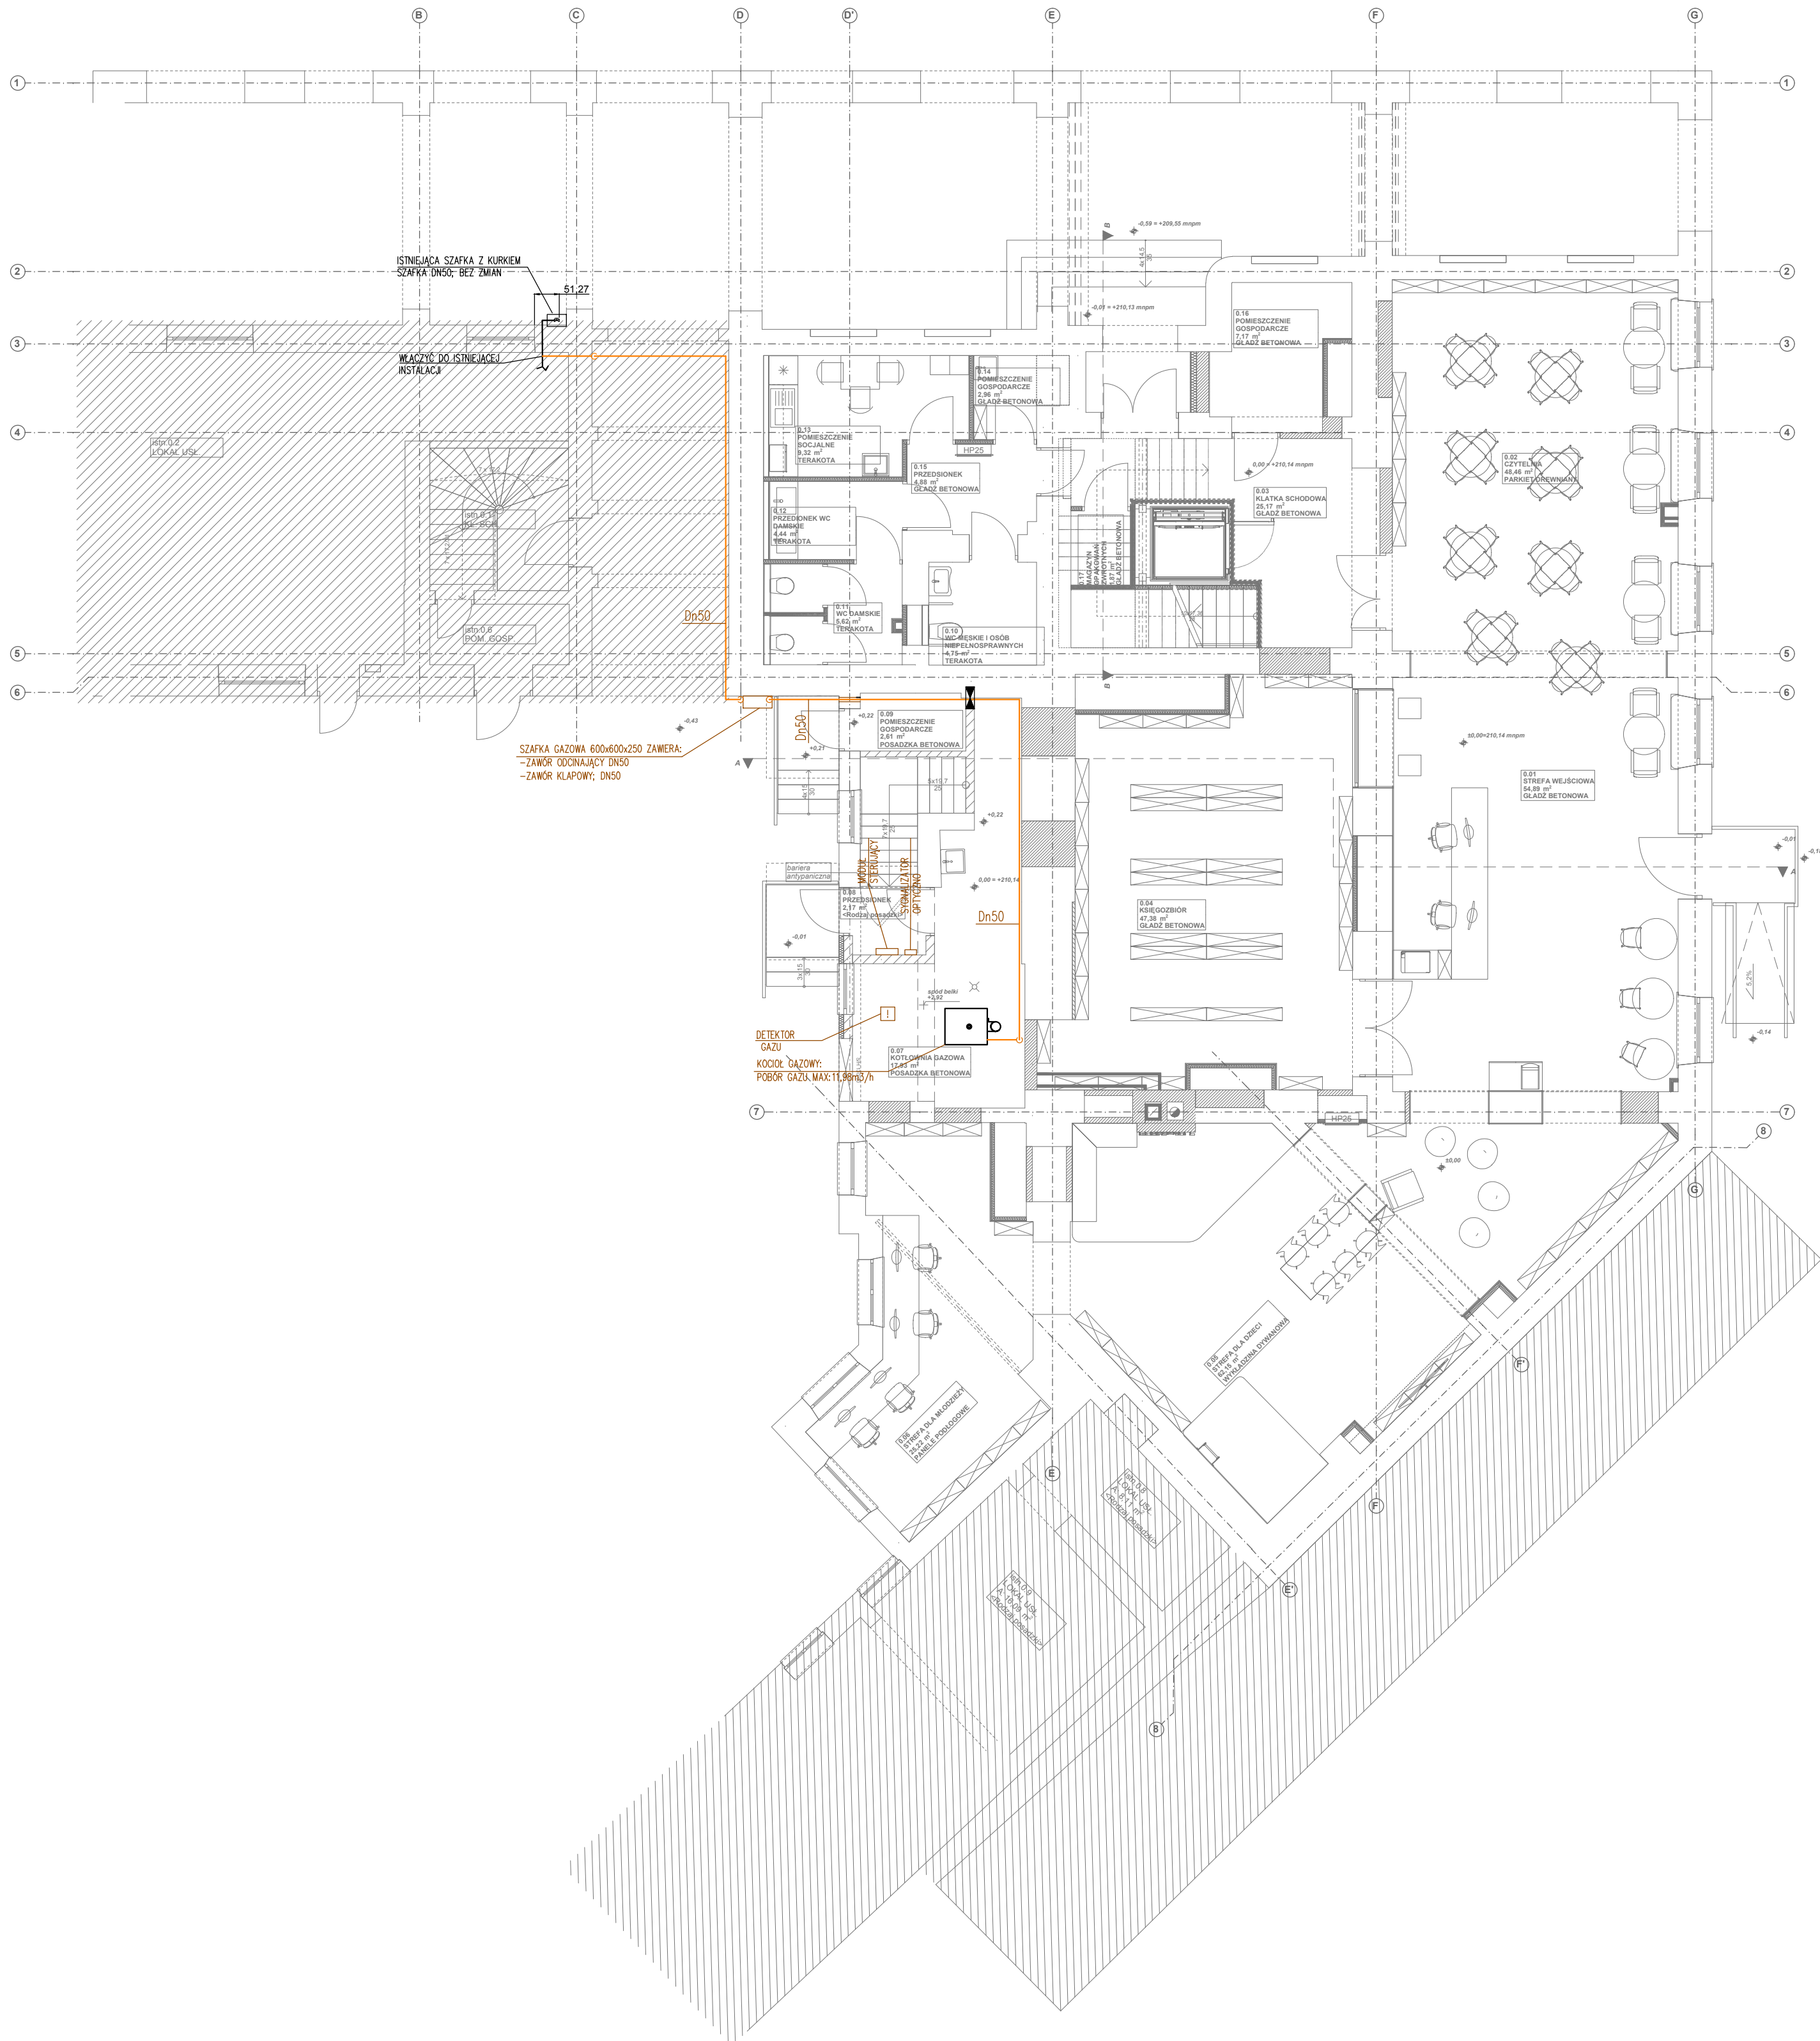

LEGENDA:

- GAZ – RURA STALOWA
- ZMIANA TRASY RUROCIĄGU W DÓŁ
- ZMIANA RZEDNEJ RUROCIĄGU
- ODGAŁĘZIENIE RUROCIĄGU W DÓŁ
- ZMIANA TRASY RUROCIĄGU W GÓRĘ
- ZABEZPIECZENIE PRZECIWOZJAZDOWE/PRZEPUST

UWAGI:

- Wszystkie przejścia przez ściany w indywidualnych przepustach z rur stalowych.
- Pomiędzy zaworem odcinającym a kotłem zamontować filtr do gazu i manometr.
- Przejścia instalacji przez przegrody dla których wymagana jest klasa oporności. Klasa oporności ogniowej tych przegród w technologii własnej dla rodzaju i średnicy rur.
- Instalację gazową wykonać z rur stalowych B/S wg PN-80/11-74219.

graphite.group

ul. Narutowicza 80/2, 90-139 Łódź, www.graphite-group.pl

TEMAT: PRZEBUDOWA WNĘTRZ BUDYNKU GŁÓWNEJ SIEDZIBY BIBLIOTEKI MIEJSKIEJ W ŁODZI

ADRES: Łódź, ul. Legionów 2 / pl. Wolności 4, Dz. nr 120/1 obręb S-1

INWESTOR: BIBLIOTEKA MIEJSKA W ŁODZI AL. KOŚCIUSZKI 48, 90-427 ŁÓDŹ

STADIUM: Projekt wykonawczy

BRANZA: Instalacje sanitarne

PROJEKTANT: mgr inż. Agnieszka CHRUSTOWSKA
upr.bud.nr LOD/2243/PWOS/13

SPRAWDZAJĄCY: mgr inż. Michał Krysiak
upr.bud.nr LOD/0924/POOs/08

RYSunEK: Rzut parteru. Instalacja gazowa.

DATA: Lipiec 2020r. SKALA: 1:100 NR RYSUNKU: IS-30