


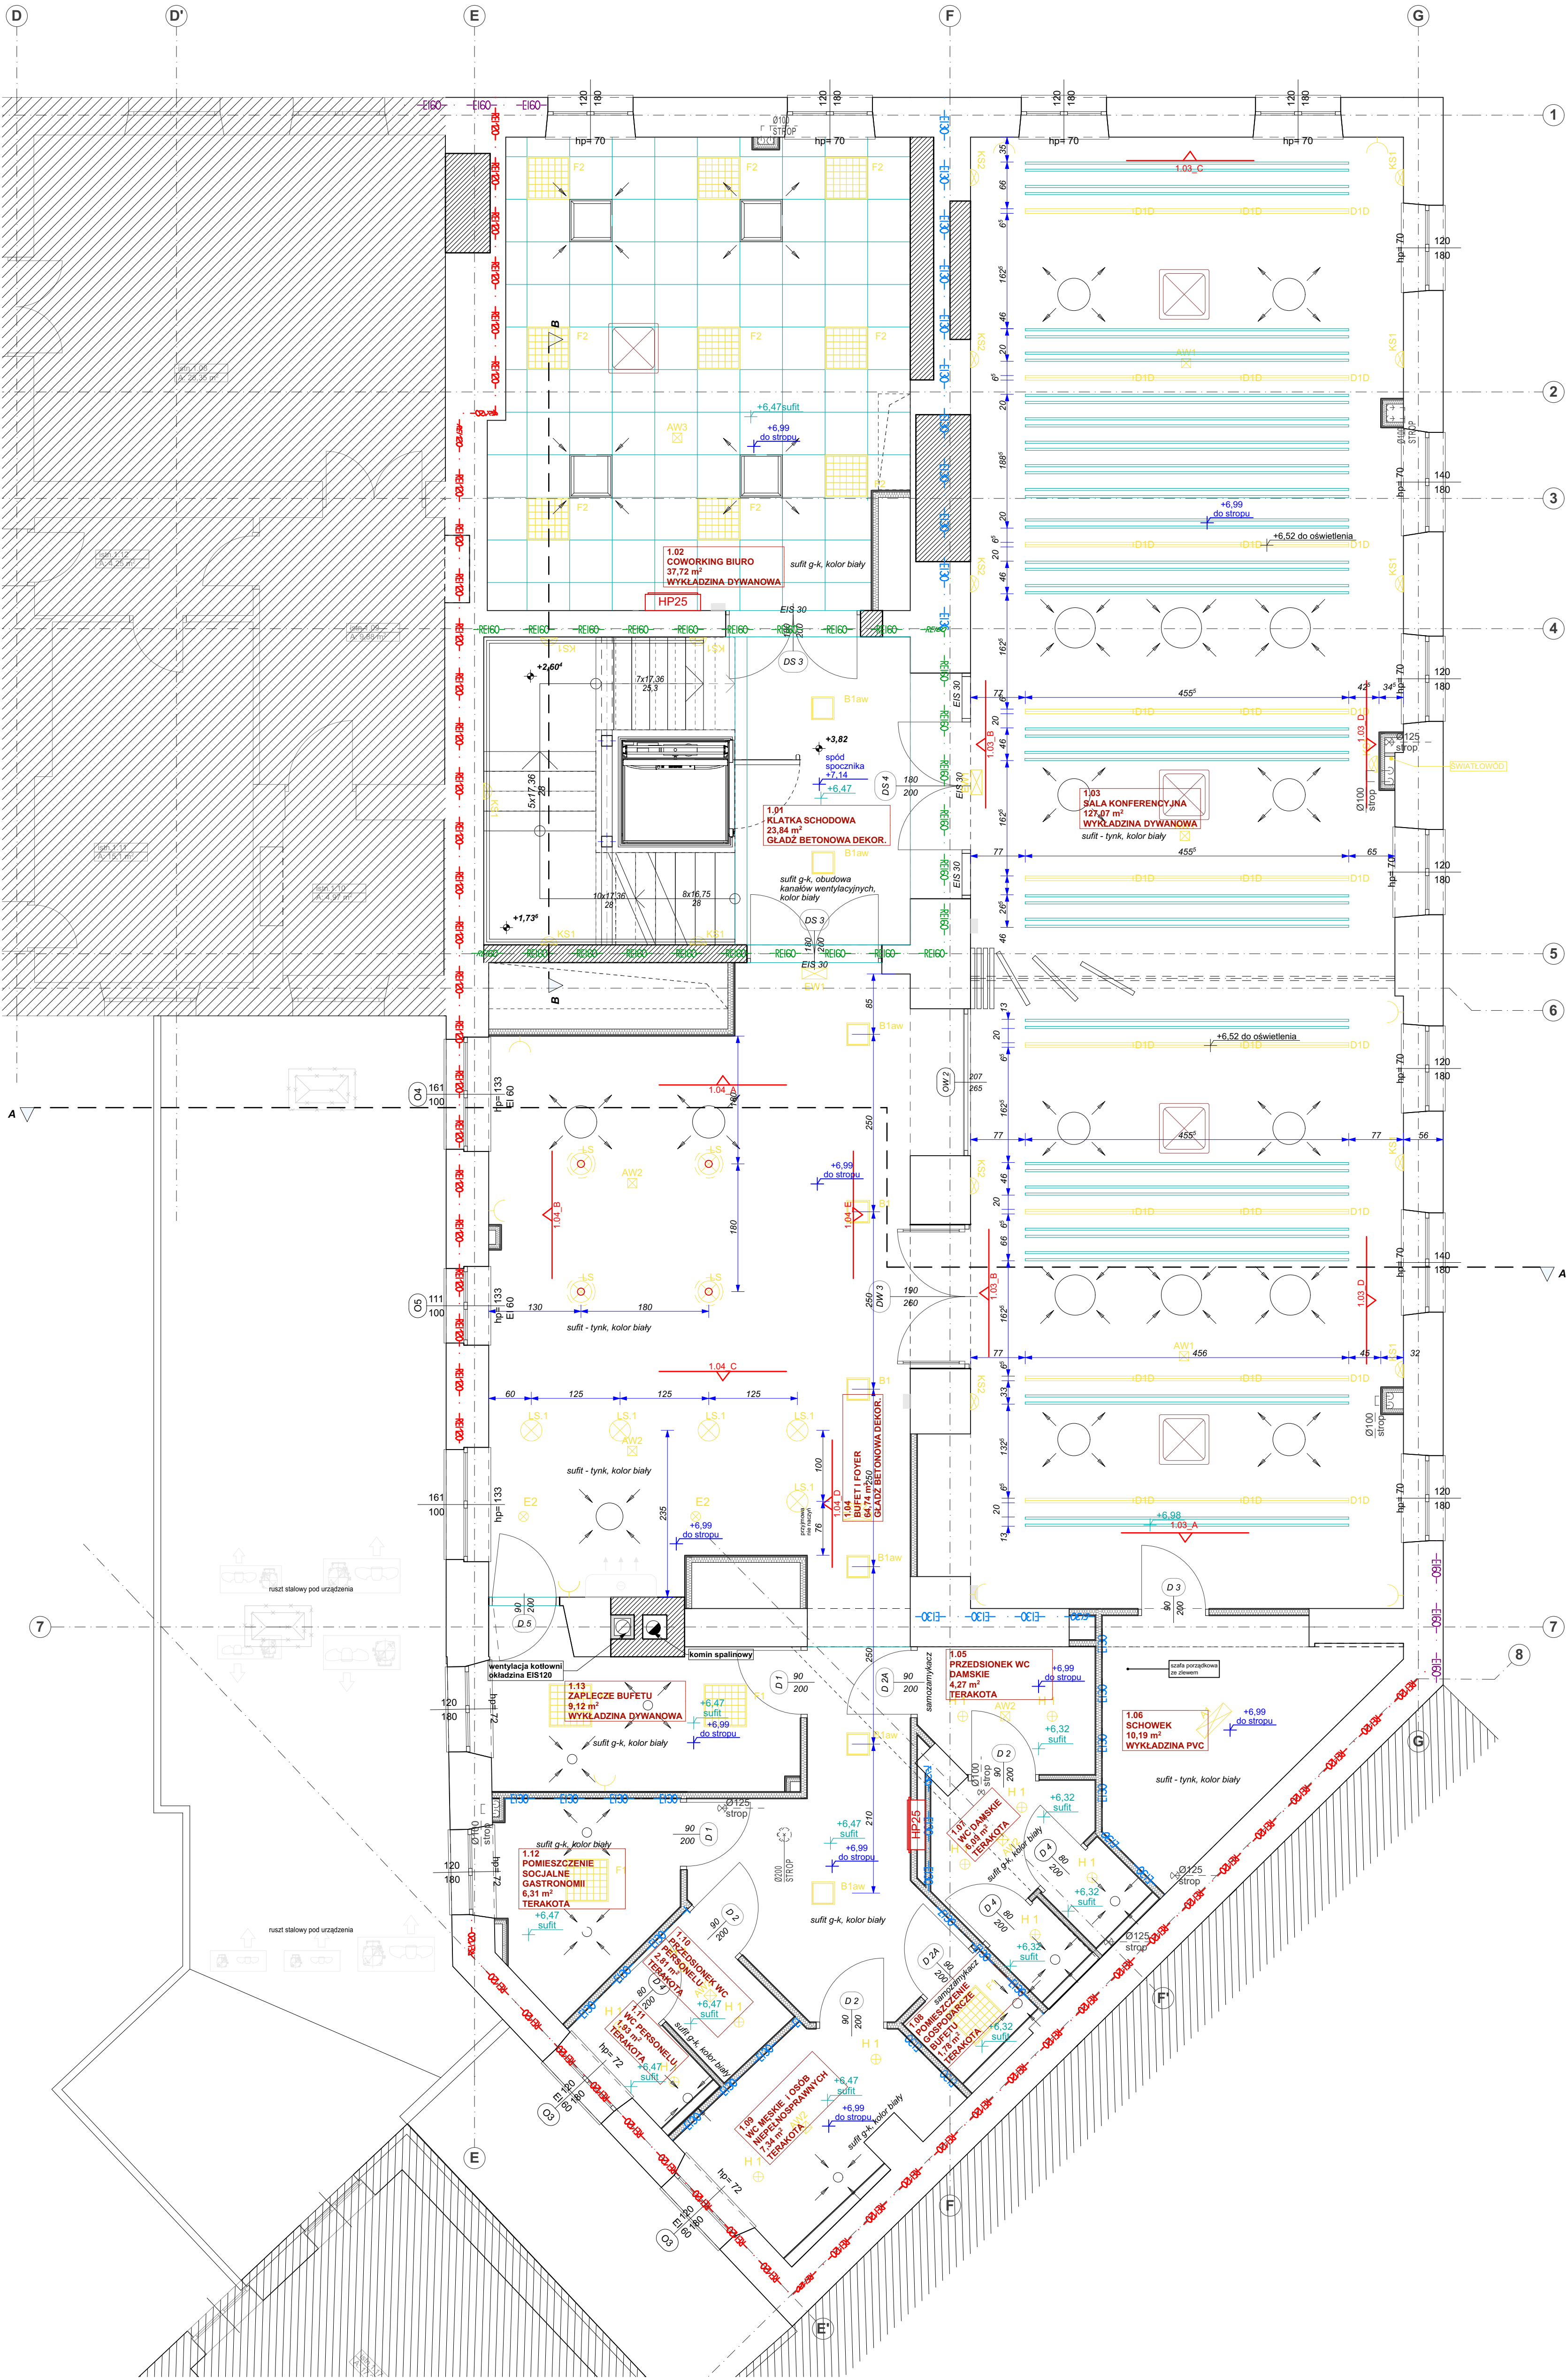

LEGENDA:

- A1 LED 4300lm 36W IP44
B1 LED 3100lm 43W IP44
B1aw LED 3100lm 43W IP44 z modulem awaryjnym
C2 RING 87cm LED 3500lm 50W
C3 RING 1200 LED 840 7000lm 89W
D1 OŚW. LINIOWE LED 3000lm 29W
D1D OŚW. LINIOWE LED 3000lm 29W DALI
E1 DOWNLIGHT 8cm 1000lm 10W
E2 DOWNLIGHT 1000lm 10W
F1 OPRAWA 60X60cm LED 4300lm 35W
F2 OPRAWA 60X60cm LED 4100lm 35W
G1 OPRAWA PRZEMYSŁOWA 4000lm 27W
H1 OPRAWA SPOT MAŁY 80 820lm 8W
I1 OPRAWA LINIOWA 150cm LED 5700lm 50W
I2 OPRAWA LINIOWA 150cm 4400lm 36W
AW1-AW4 OŚWIETLENIE AWARYJNE
EW OŚWIETLENIE EWAKUACYJNE

SUFITY PODWIESZANE:

- SUFIT PODWIESZANY G-K RASTROWY, W KOLORZE BIAŁYM
SUFIT PODWIESZANY LISTWOWY, DREWNIANY, KOLOR - SZAROBRAZOWY ORZECHZECH
SUFIT PODWIESZANY G-K GŁADKI, W KOLORZE BIAŁYM
LAMELE SUFITOWE, W KOLORZE SZARONIEBISKIM NCS S1510-B20G
URZĄDZENIA WENTYLACJI - NAWIEW
URZĄDZENIA WENTYLACJI - NAWIEW
PODSTROPOWE URZĄDZENIA KLIMATYZACJI

UWAGA:
1. RYSUNEK ROZPATRYWAĆ ŁĄCZNIE Z POZOSTAŁYMI RYSUNKAMI I OPISEM TECHNICZNYM KONSTRUKCJI ORAZ Z PROJEKTEM ARCHITEKTURY I PROJEKTAMI BRANŻOWYMI.
2. NIE NALEŻY DOMIERZAĆ ODLEGŁOŚCI NA RYSUNKACH. WSZYSTKIE WĄTPLIWOŚCI NALEŻY WYJAŚNIĆ Z PROJEKTANTEM.
3. WSZYSTKIE MATERIAŁY I TECHNOLOGIE POWINNY POSIADAĆ PRZEWIDZIANE PRAWEM I ODPOWIEDNIMI PRZEPISAMI DOPUSZCZENIA, ATESTY I CERTYFIKATY.
4. WSZYSTKIE ROBOTY BUDOWLANE POWINNY BYĆ WYKONYWANE ZGODNIE ZE SZUKĄ BUDOWLANĄ I ODPOWIEDNIE WARUNKOM TECHNICZNYM WYKONANIA I ODBIORU ROBÓT BUDOWLANO-MONTAŻOWYCH.
5. WSZYSTKIE WYMIARY NALEŻY WERYFIKOWAĆ NA BUDOWIE.

graphite.group

ul. Narutowicza50/2, 90-139 Łódź, www.graphite-group.pl

TEMAT: PRZEBUDOWA WNĘTRZ BUDYNKU GŁÓWNEJ SIEDZIBY BIBLIOTEKI MIEJSKIEJ W ŁÓDZI
ADRES: Łódź, ul. Legionów 2 / pl. Wolności 4, Dz. nr 120/1 obręb S-1
INWESTOR: BIBLIOTEKA MIEJSKA W ŁÓDZI AL. KOŚCIUSZKI 48, 90-427 ŁÓDŹ
OPRACOWANIE: PROJEKT ARCHITEKTONICZNO-BUDOWLANY
STADIUM: PROJEKT WYKONAWCZY
PROJEKTANT: mgr inż. arch. Piotr Piasecki upr. bud. nr 12/LOOKK/2011
mgr inż. arch. Tomasz Pilarczyk
mgr inż. arch. Bogumiła Olczyk

RYSEK: RZUT SUFITÓW I OŚWIETLENIA I. PIĘTRA
DATA: Wrzesień 2020 SKALA: 1:50 NR RYSUNKU: WN.2.02