


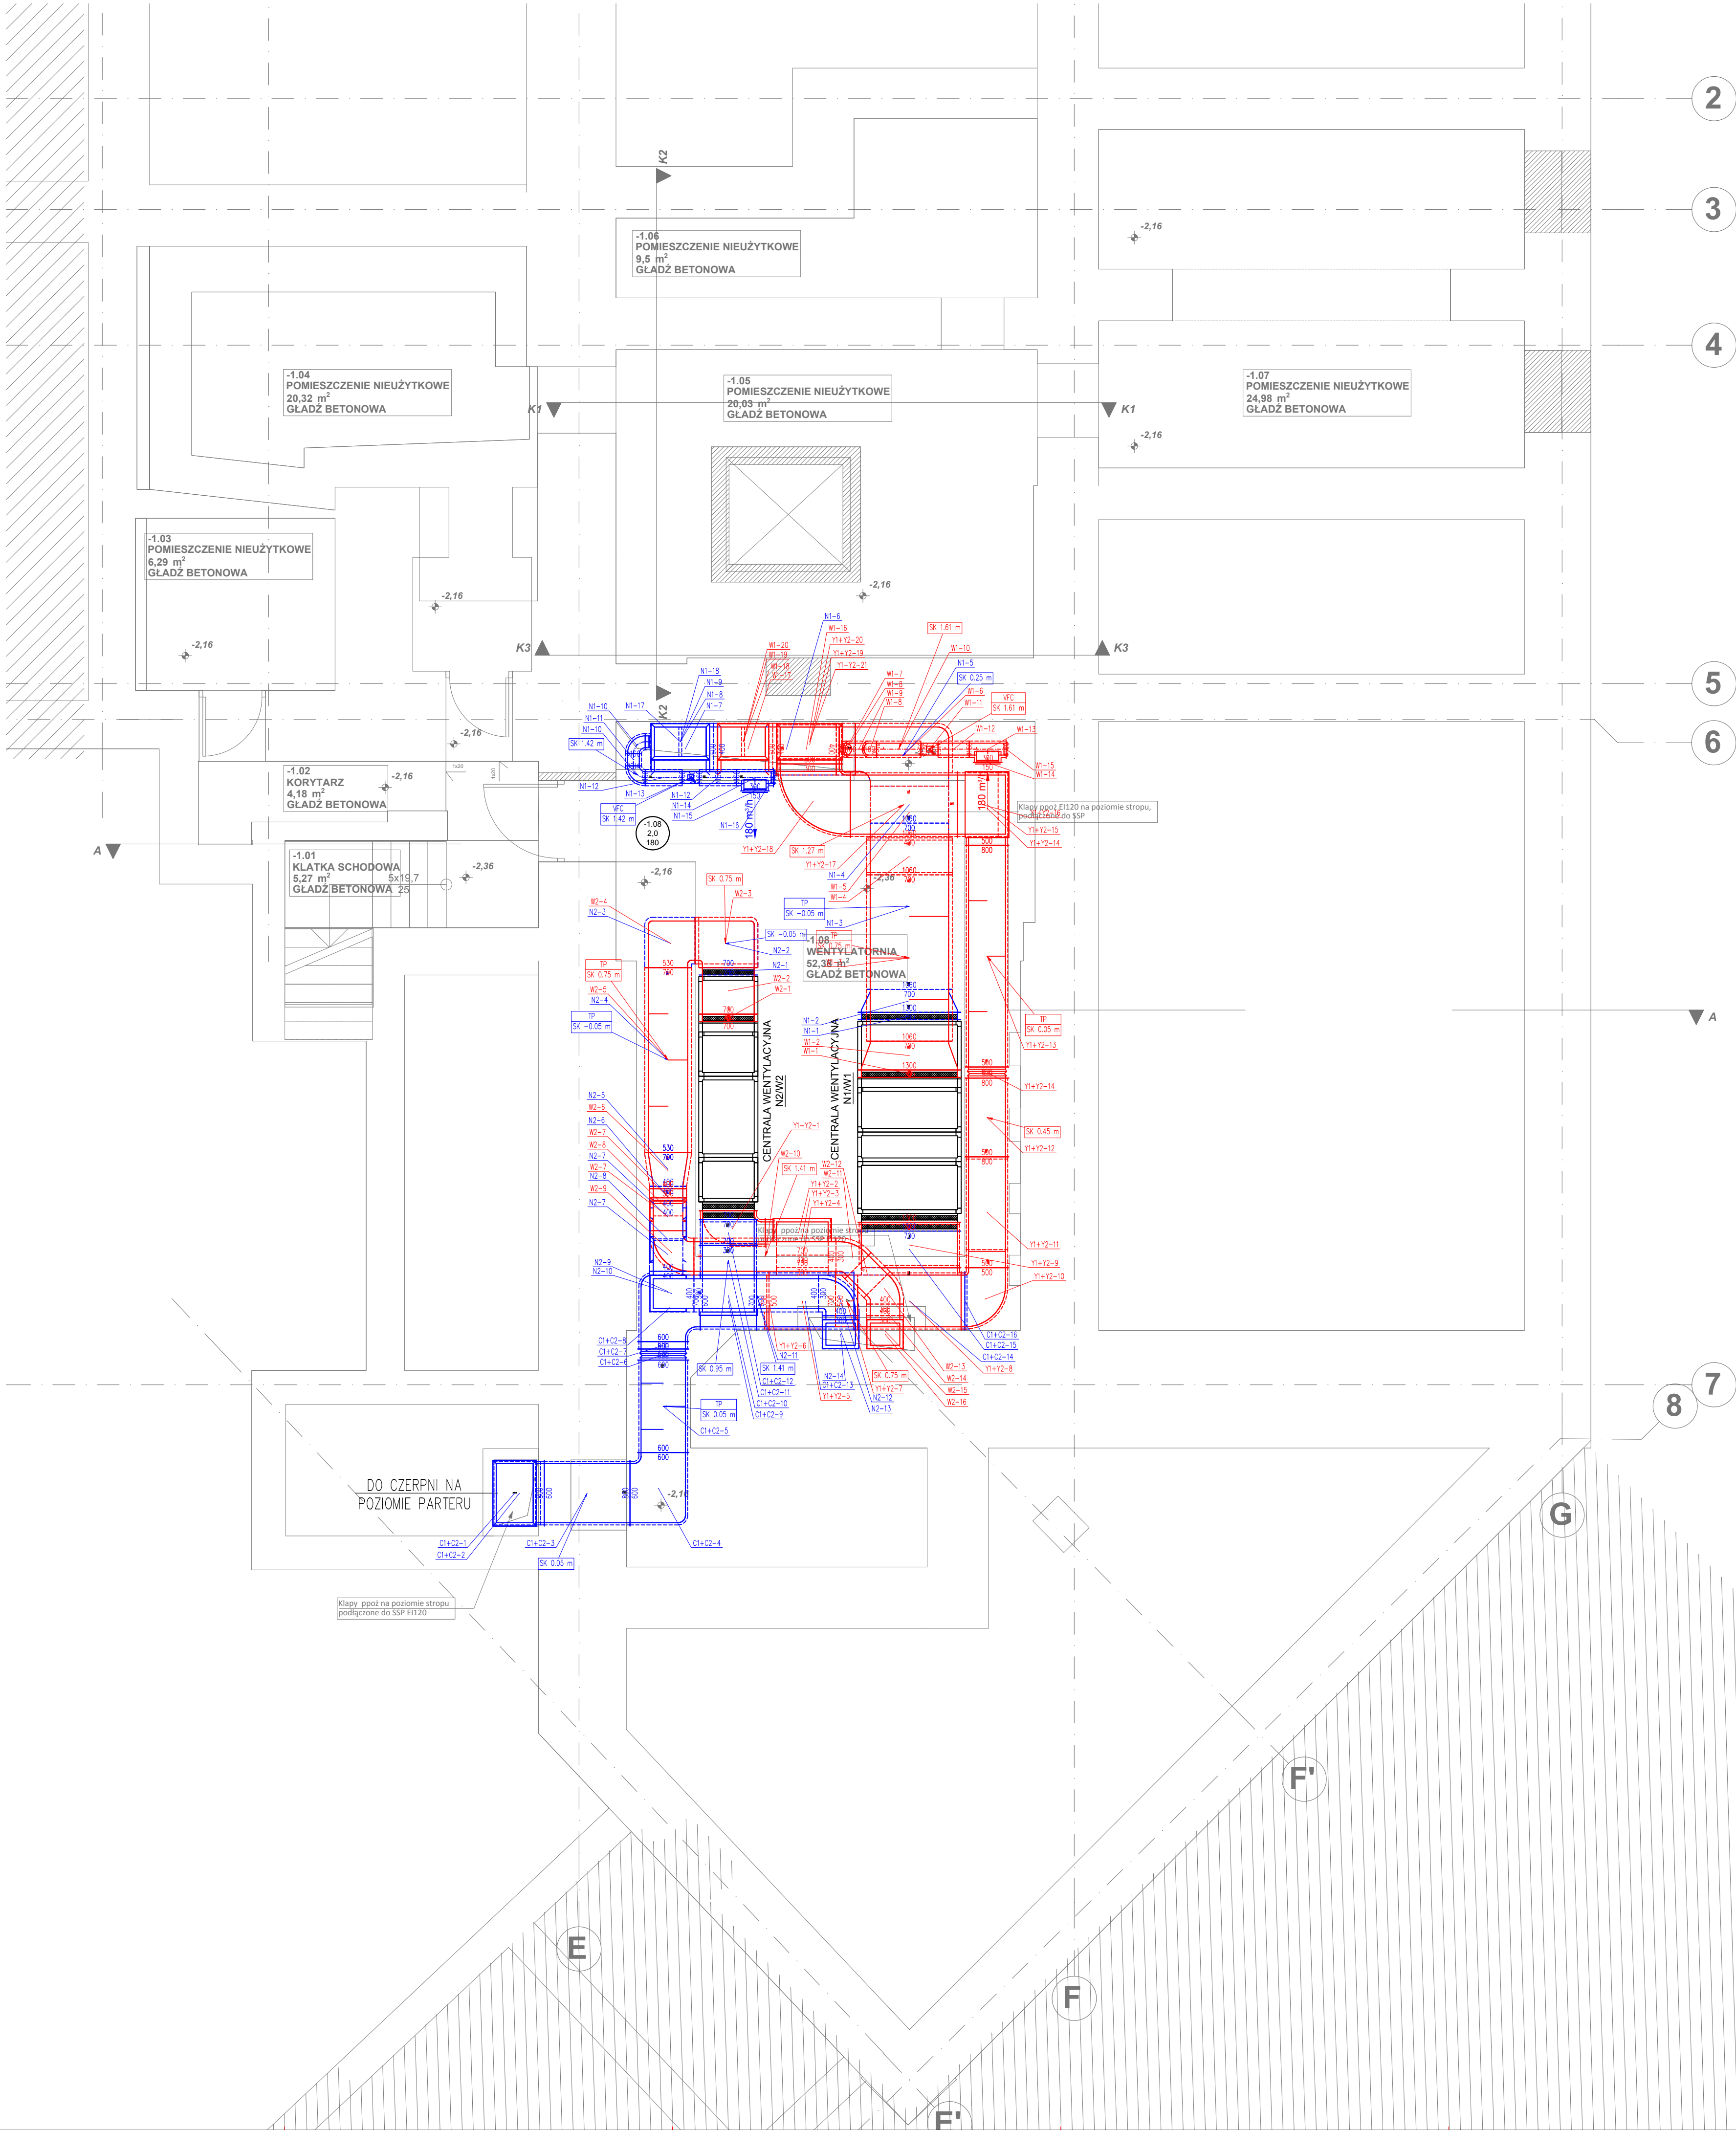

LEGENDA:

0.00

N

V

0.00 - NUMER POMIESZCZENIA
N - KROTKOŚĆ WYMIAR
V - ŁOŚĆ POWIERZCHNI [m²]

KANAL WENTYLACYJNY OKRĄGŁY
KANAL WENTYLACYJNY PROSTOKĄTNY

KANAL WENTYLACYJNY IZOLOWANY

SK 3.00 m

OZNACZENIE PRZEDNEJ ŚPODU (SK)
KANALU WZGLĘDEM POZIOMU -2.16

INSTALACJA NAWIEWNA
INSTALACJA WYWIEWNA Z POMIESZCZENIA CZYSTYCH
INSTALACJA WYWIEWNA Z POMIESZCZENIA HIGIENICZNO-SANITARNYCH

UWAGI:
1. RZĘDNE KANAŁÓW NIE OBEJMUJĄ GRUBOŚCI IZOLACJI.
2. OZNACZENIE SYSTEMÓW WENTYLACYJNYCH ZGODNE Z RYSUNKIEM SCHEMATU WENTYLACYJNEGO

graphite.group

ul. Narutowicza90/2, 90-139 Łódź, www.graphite-group.pl

TEMAT:

PRZEBUDOWA WNĘTRZ BUDYNKU GŁÓWNEJ SIEDZIBY BIBLIOTEKI MIEJSKIEJ W ŁÓDZI

ADRES:

Łódź, ul. Legionów 2 / pl. Wolności 4, Dz. nr 120/1 obręb S-1

INWESTOR:

BIBLIOTEKA MIEJSKA W ŁÓDZI AL. KOŚCIUSZKI 48, 90-427 ŁÓDŹ

STADIUM:

Projekt wykonawczy

BRANŻA:

Instalacje sanitarne

PROJEKTANT:

mgr inż. Agnieszka CHRUSTOWSKA
upr.bud.nr LOD/2243/PWOS/13

SPRAWDZAJĄCY:

mgr inż. Michał Krysiak
upr.bud.nr LOD/0924/POOS/08

RYSEK:

Rzut piwnicy. Instalacja wentylacji mechanicznej.

DATA:

Lipiec 2020r.

SKALA:

1:50

NR RYSUNKU:

IS-23