


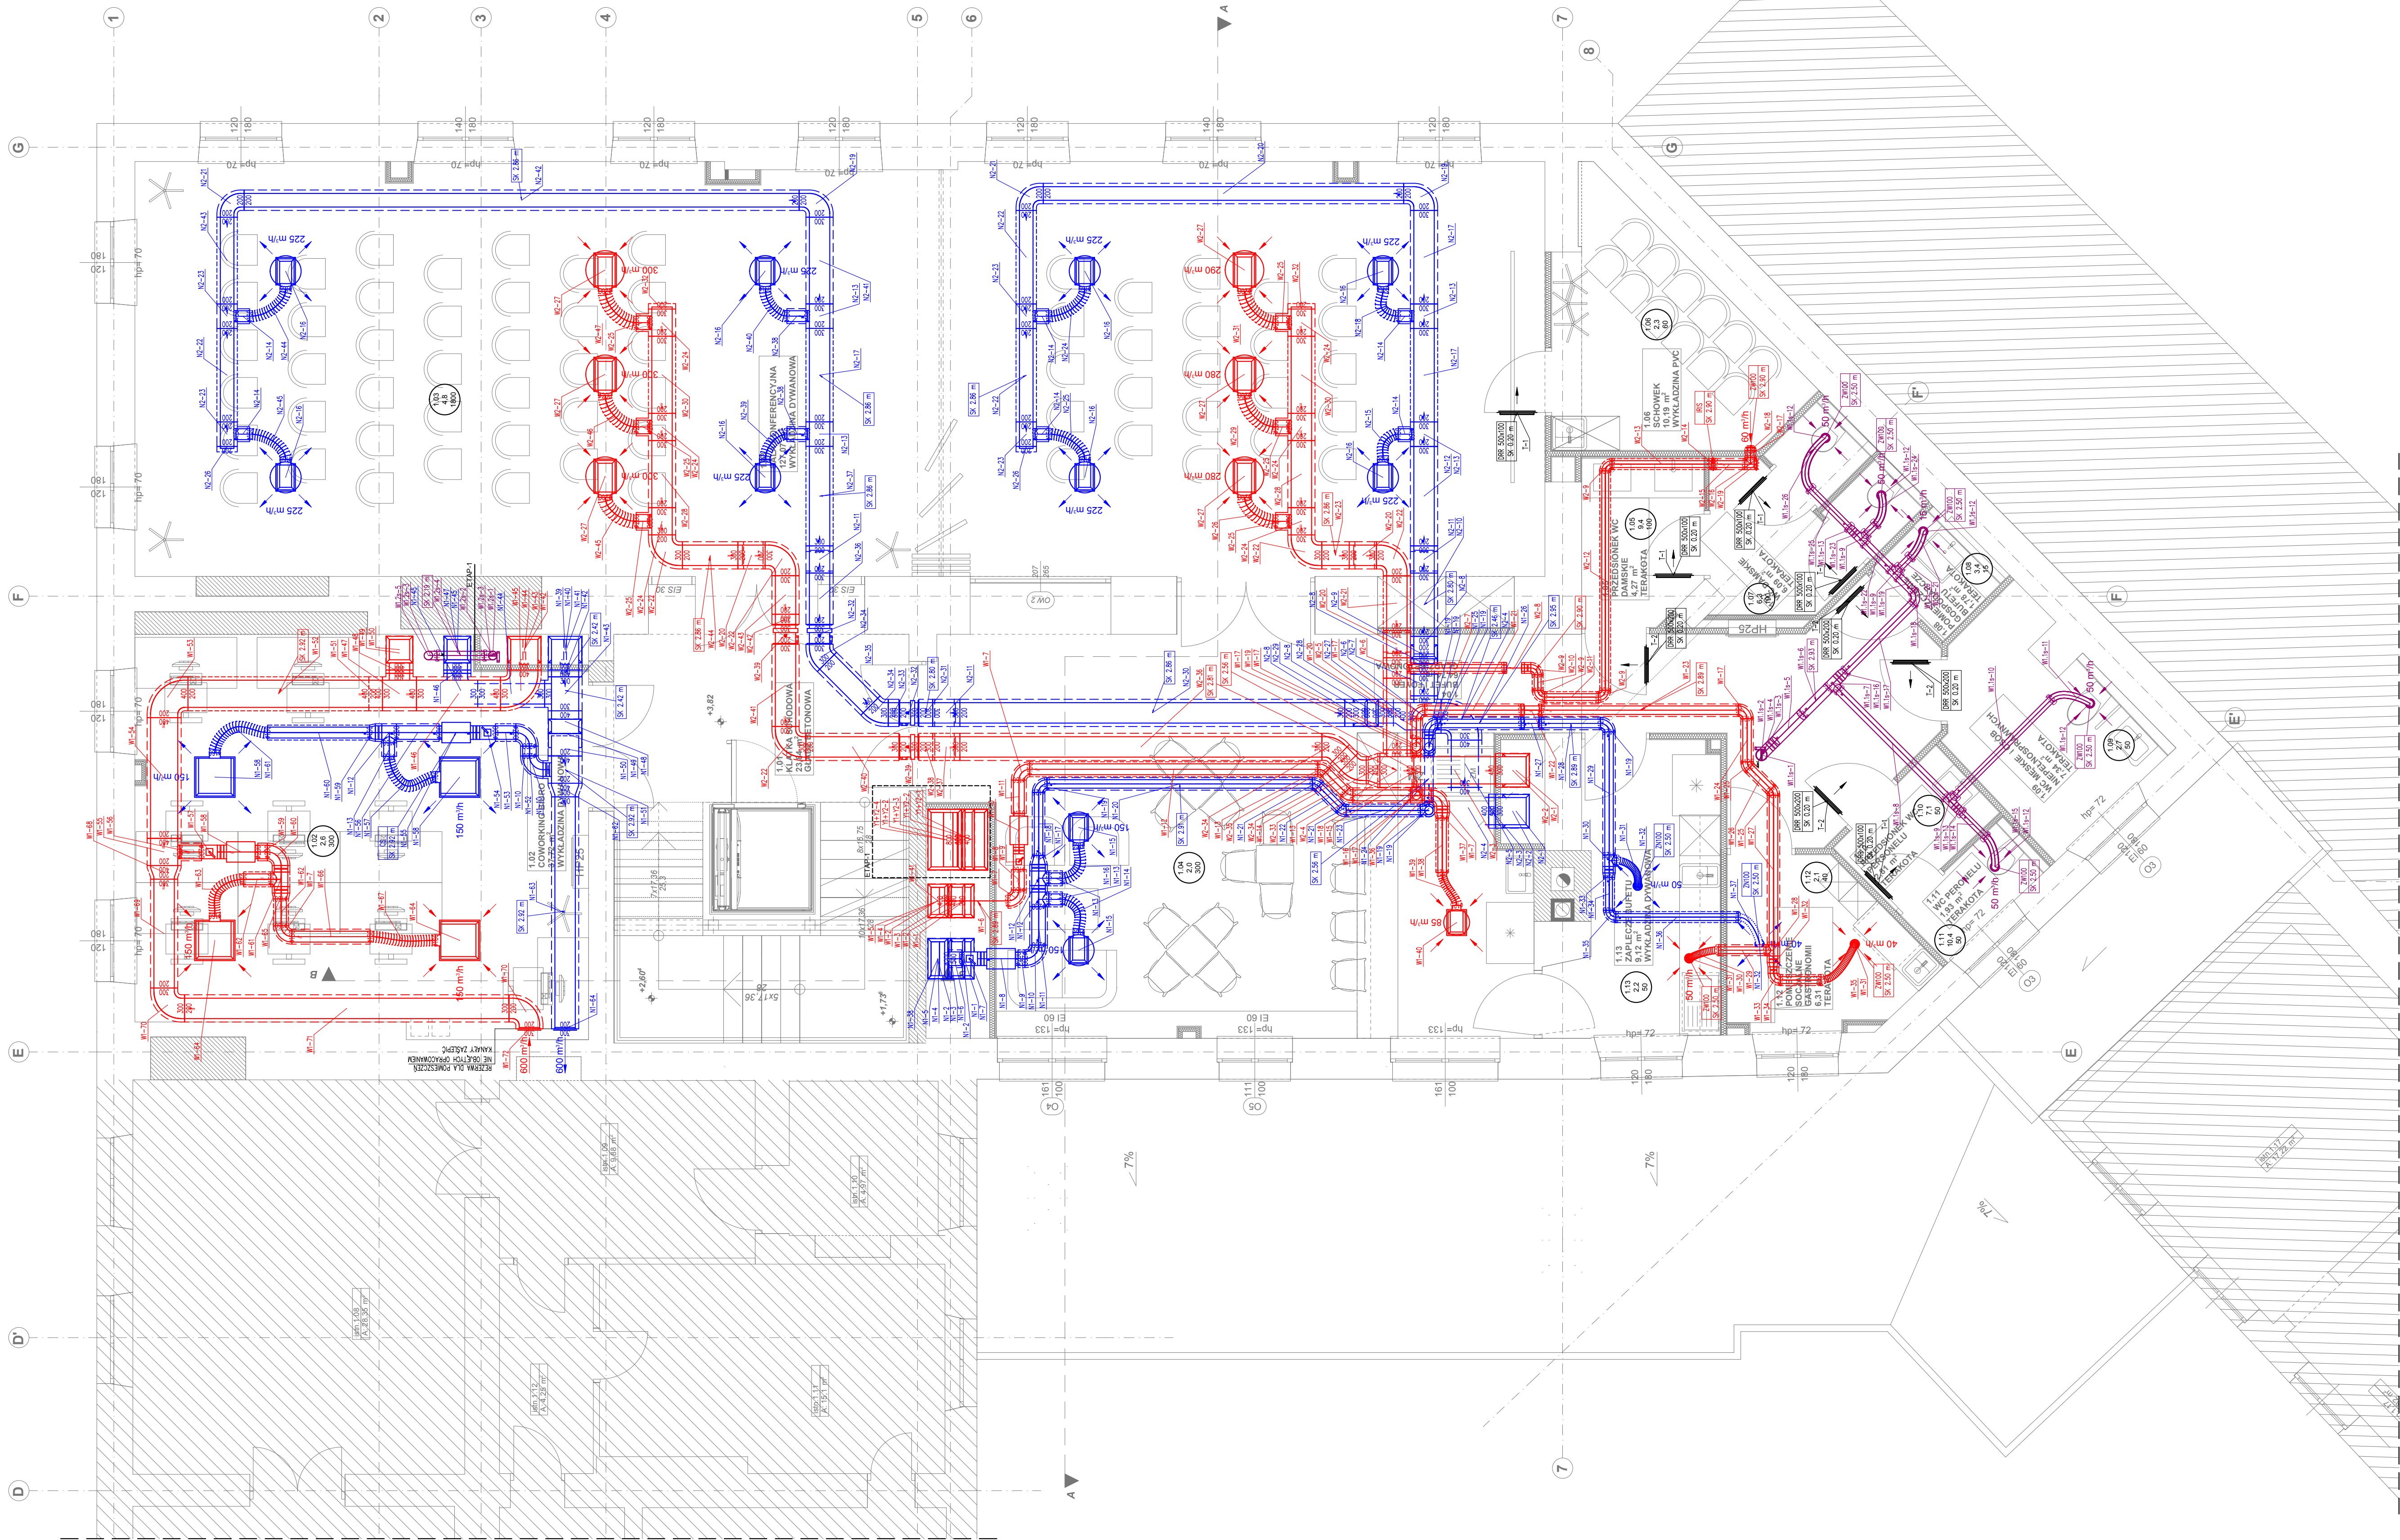

LEGENDA:

- 0.00
N
V
- WYKAZ POMIĘSZCZENIA DLA WENTYLACJI ZAWIERA:
0.00 – KANAL WENTYLACYJNY
W – WENTYLACJA WYWIAZOWA
V – WENTYLACJA WYWIAZOWA
V – WENTYLACJA WYWIAZOWA
- KANAL WENTYLACYJNY OKRĄGŁY
KANAL WENTYLACYJNY PROSTOKĄTNY
KANAL WENTYLACYJNY IZOLOWANY
- OKRĄGŁY
PROSTOKĄTNY
IZOLOWANY
- SK 3.00 m
- INSTALACJA WYWIAZOWA
INSTALACJA WYWIAZOWA Z POMIĘSZCZENIEM TZW. CZYSTYM
INSTALACJA WYWIAZOWA Z POMIĘSZCZENIEM
HIGIENICZNO-SANITARNYM

UWAGI:

1. RZĘDZ KANAŁÓW NIE OBEJMUJĄ GRUBOŚCI IZOLACJI
2. OZNACZENIE SYSTEMÓW WENTYLACYJNYCH ZODPOWIEDZIAŁO Z RYSUNKIEM SCHEMATU WENTYLACYJNEGO

graphite.group

ul. Narutowicza 80/2, 90-138 Łódź, www.graphite-group.pl

TEMAT: PRZEBUDOWA WNĘTRZ BUDYNKU GŁÓWNEJ SIEDZIBY BIBLIOTEKI
MIEJSKIEJ W ŁÓDZI
ADRES: Łódź, ul. Legionów 2 / pl. Wolności 4, Dz. nr 120/1 obręb S-1
INWESTOR: BIBLIOTEKA MIEJSKA W ŁÓDZI AL. KOŚCIUSZKI 48, 90-427 ŁÓDŹ
STADIUM: Projekt wykonawczy
BRANŻA: Instalacje sanitarne
PROJEKTANT: mgr inż. Agnieszka CHRUSTOWSKA
upr.bud.nr ŁOD/2243/PWOS/13
SPRAWDZAJĄCY: mgr inż. Michał Krysiak
upr.bud.nr ŁOD/1924/POOS/08
RYSUNEK: Rzut 1 piętra. Instalacja wentylacji mechanicznej.
DATA: Lipiec 2020r. SKALA: 1:50 NR RYSUNKU: 15-25