


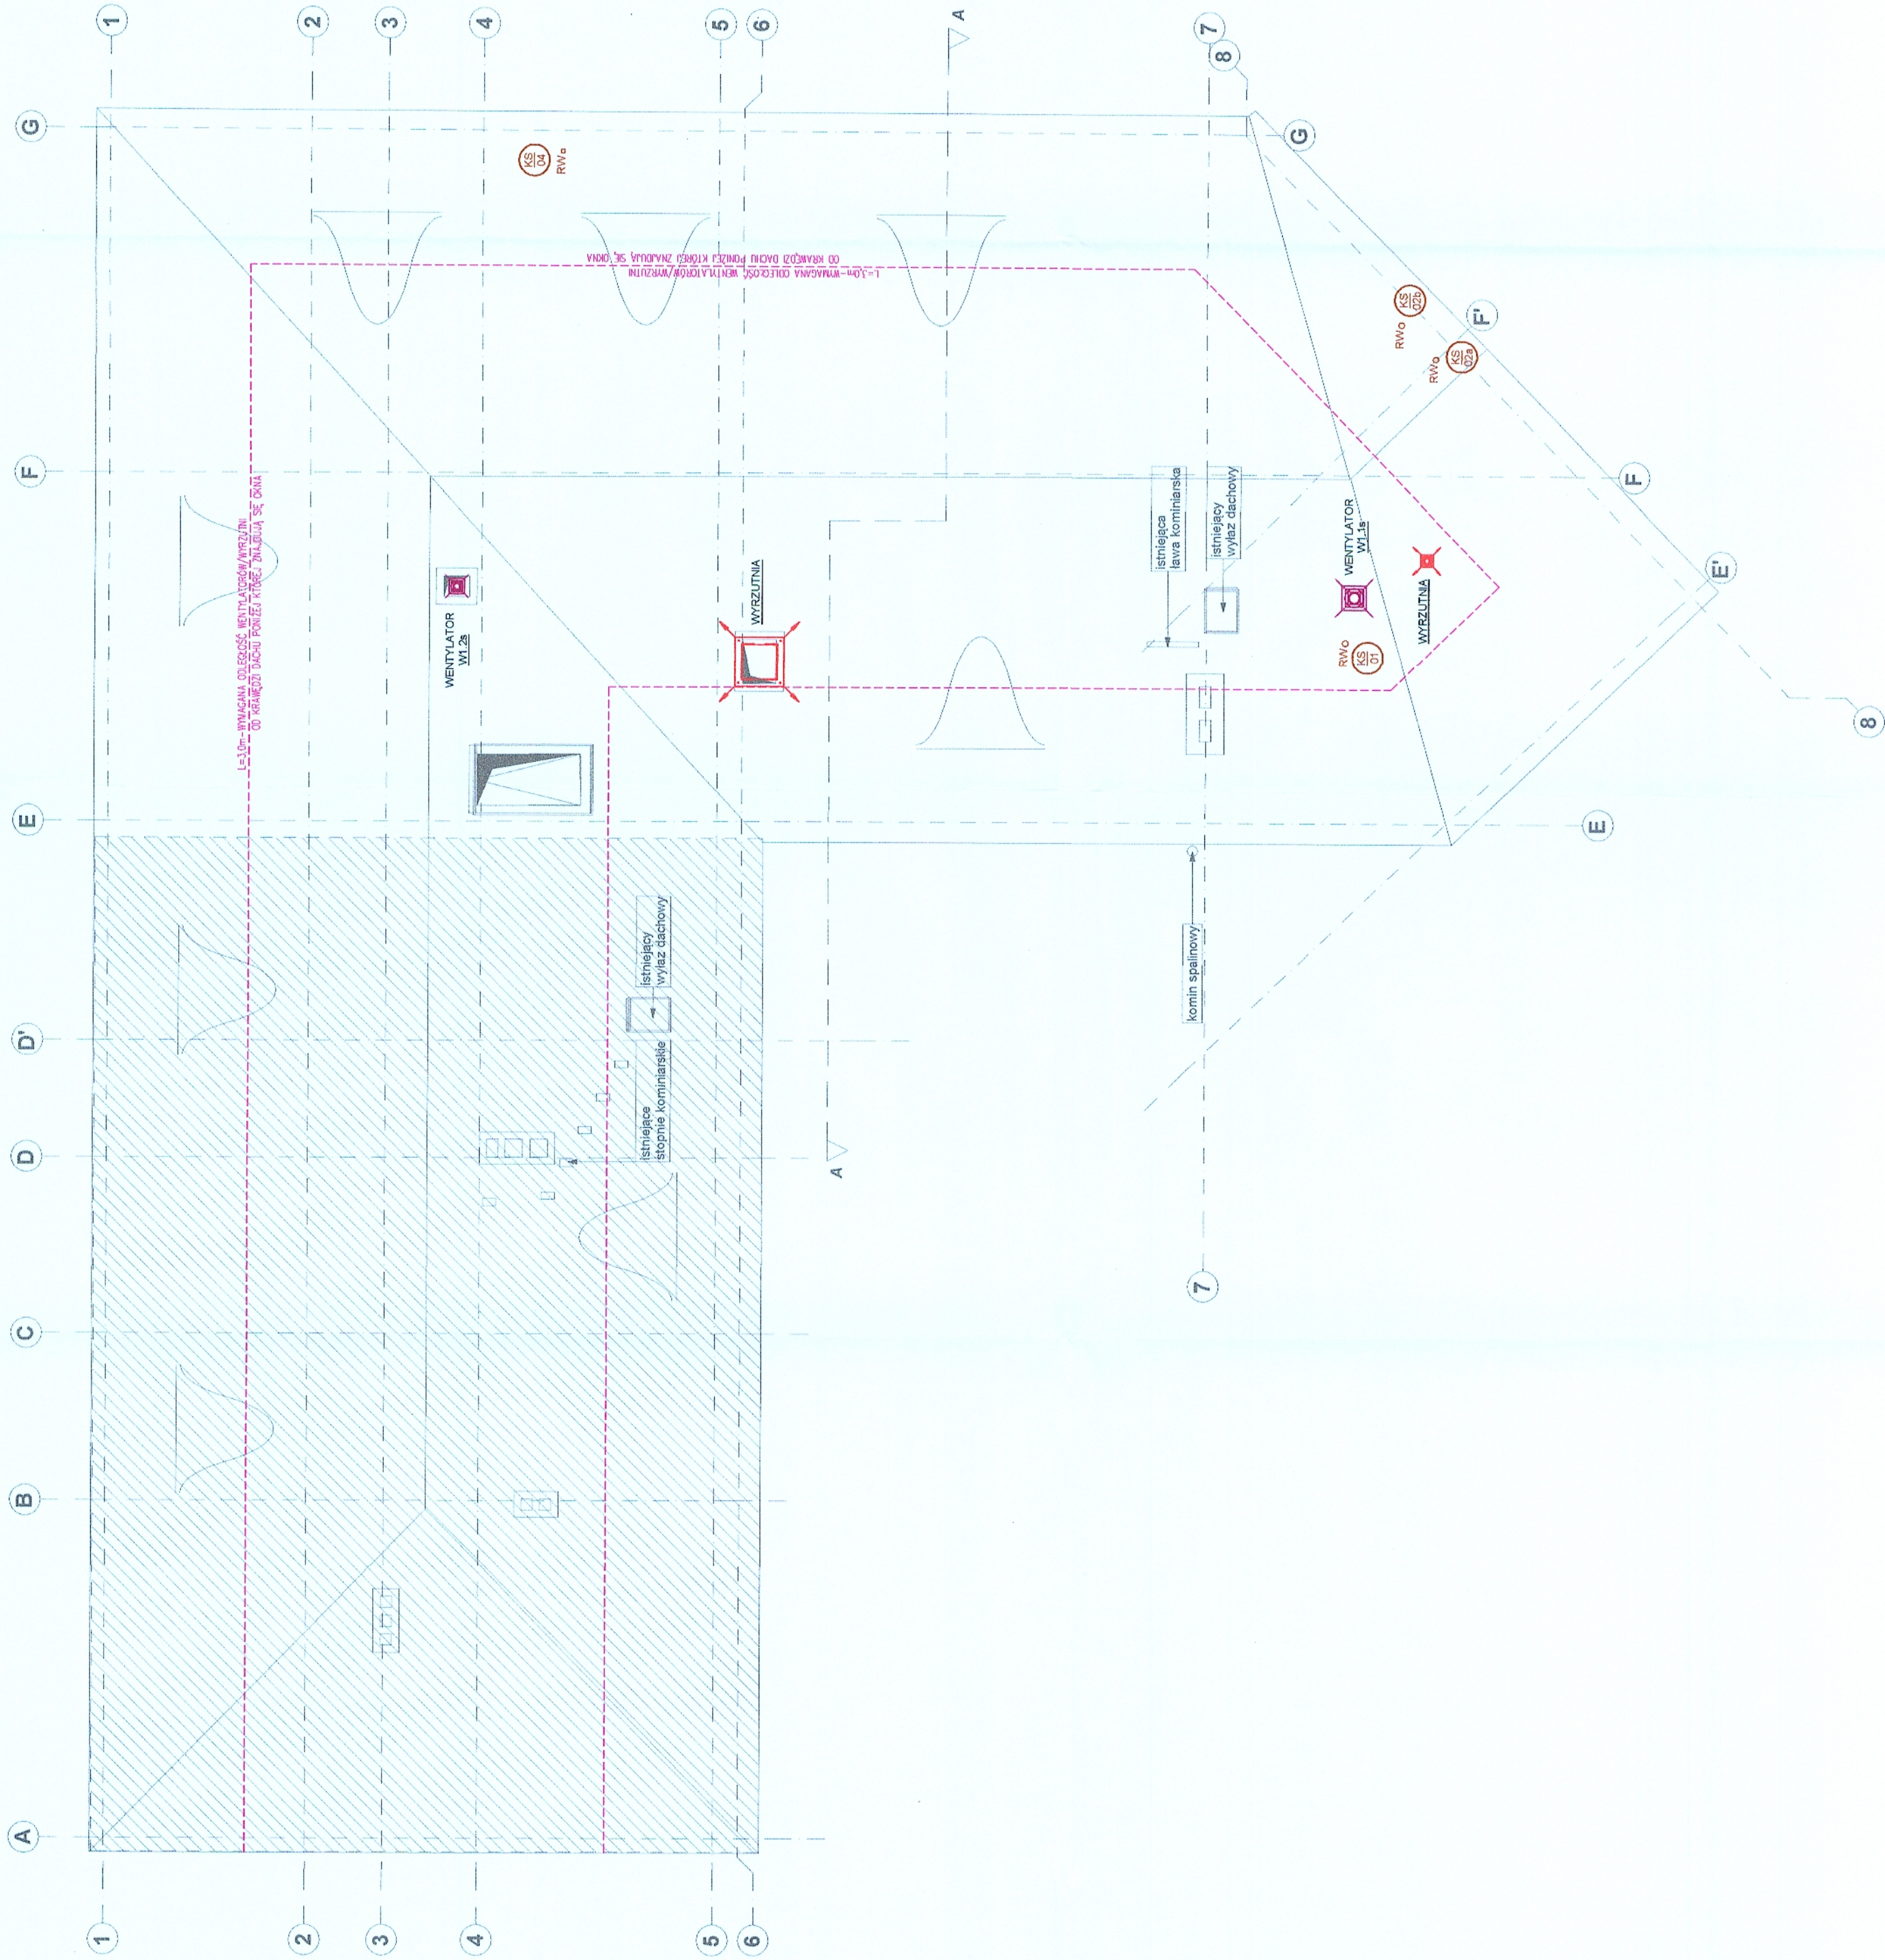

LEGENDA:  
OZNACZENIE PIONU KANALIZACJI SANITARNEJ  
RWA, WYWIEZNA

UWAGI:  
1. WYKONANIE PRAC W ZAKRESIE OZNACZONYCH ODCINÓW DUCHOWYCH DO DACHÓW SĄCZONYCH WNIOSKOWI  
2. PRZEDŁOŻENIE INSTALACJI PRZEZ PRZEDSIĘBIORCĘ PRZEDPOWIEDZIANEGO ZABEZPECZENIA W KLASIE ODPORNOŚCI  
3. ODPORNOŚĆ TŁOŻYWIENIA W KLASIE ODPORNOŚCI W KLASIE ODPORNOŚCI W KLASIE ODPORNOŚCI  
4. ODPORNOŚĆ TŁOŻYWIENIA W KLASIE ODPORNOŚCI W KLASIE ODPORNOŚCI W KLASIE ODPORNOŚCI  
5. ODPORNOŚĆ TŁOŻYWIENIA W KLASIE ODPORNOŚCI W KLASIE ODPORNOŚCI W KLASIE ODPORNOŚCI  
6. ODPORNOŚĆ TŁOŻYWIENIA W KLASIE ODPORNOŚCI W KLASIE ODPORNOŚCI W KLASIE ODPORNOŚCI  
7. ODPORNOŚĆ TŁOŻYWIENIA W KLASIE ODPORNOŚCI W KLASIE ODPORNOŚCI W KLASIE ODPORNOŚCI  
8. ODPORNOŚĆ TŁOŻYWIENIA W KLASIE ODPORNOŚCI W KLASIE ODPORNOŚCI W KLASIE ODPORNOŚCI  
9. ODPORNOŚĆ TŁOŻYWIENIA W KLASIE ODPORNOŚCI W KLASIE ODPORNOŚCI W KLASIE ODPORNOŚCI  
10. ODPORNOŚĆ TŁOŻYWIENIA W KLASIE ODPORNOŚCI W KLASIE ODPORNOŚCI W KLASIE ODPORNOŚCI

|                                                                       |                                                               |
|-----------------------------------------------------------------------|---------------------------------------------------------------|
| graphite.group                                                        |                                                               |
| ul. Karłowicza 20/2, 80-139 Łódź, tel. 42 638 54 40, fax 42 638 43 91 |                                                               |
| TEMAT:                                                                | PRZEBUDOWA WENTYLACJI BUDYNKU GŁÓWNEJ SIEDZIBY BIBLIOTEKI     |
| ADRES:                                                                | MIEJSKIEJ W ŁÓDZI                                             |
| INWESTOR:                                                             | Lódź, ul. Legionów 2 / pl. Wolności 4, Dz. nr 120/1 obręb S-1 |
| STADIUM:                                                              | BIBLIOTEKA MIEJSKA W ŁÓDZI AL. KOŚCIUŠKI 48, 90-427 ŁÓDŹ      |
| BRANŻA:                                                               | Projekt budowlany                                             |
| PROJEKTANT:                                                           | Instalacje sanitarne                                          |
| SPRZĄDZAJĄCY:                                                         | mgr inż. Agnieszka CHRUSTOWSKA<br>upr.bud.nr LOD2243/PW05/13  |
| RYSUJĄCY:                                                             | mgr inż. Michał Kysia<br>upr.bud.nr LOD0624/P005/08           |
| DATA:                                                                 | Instalacje sanitarne                                          |
| Marzec 2020r.                                                         | SKALA: 1:100 NR RYSUNKU: 15-23                                |