


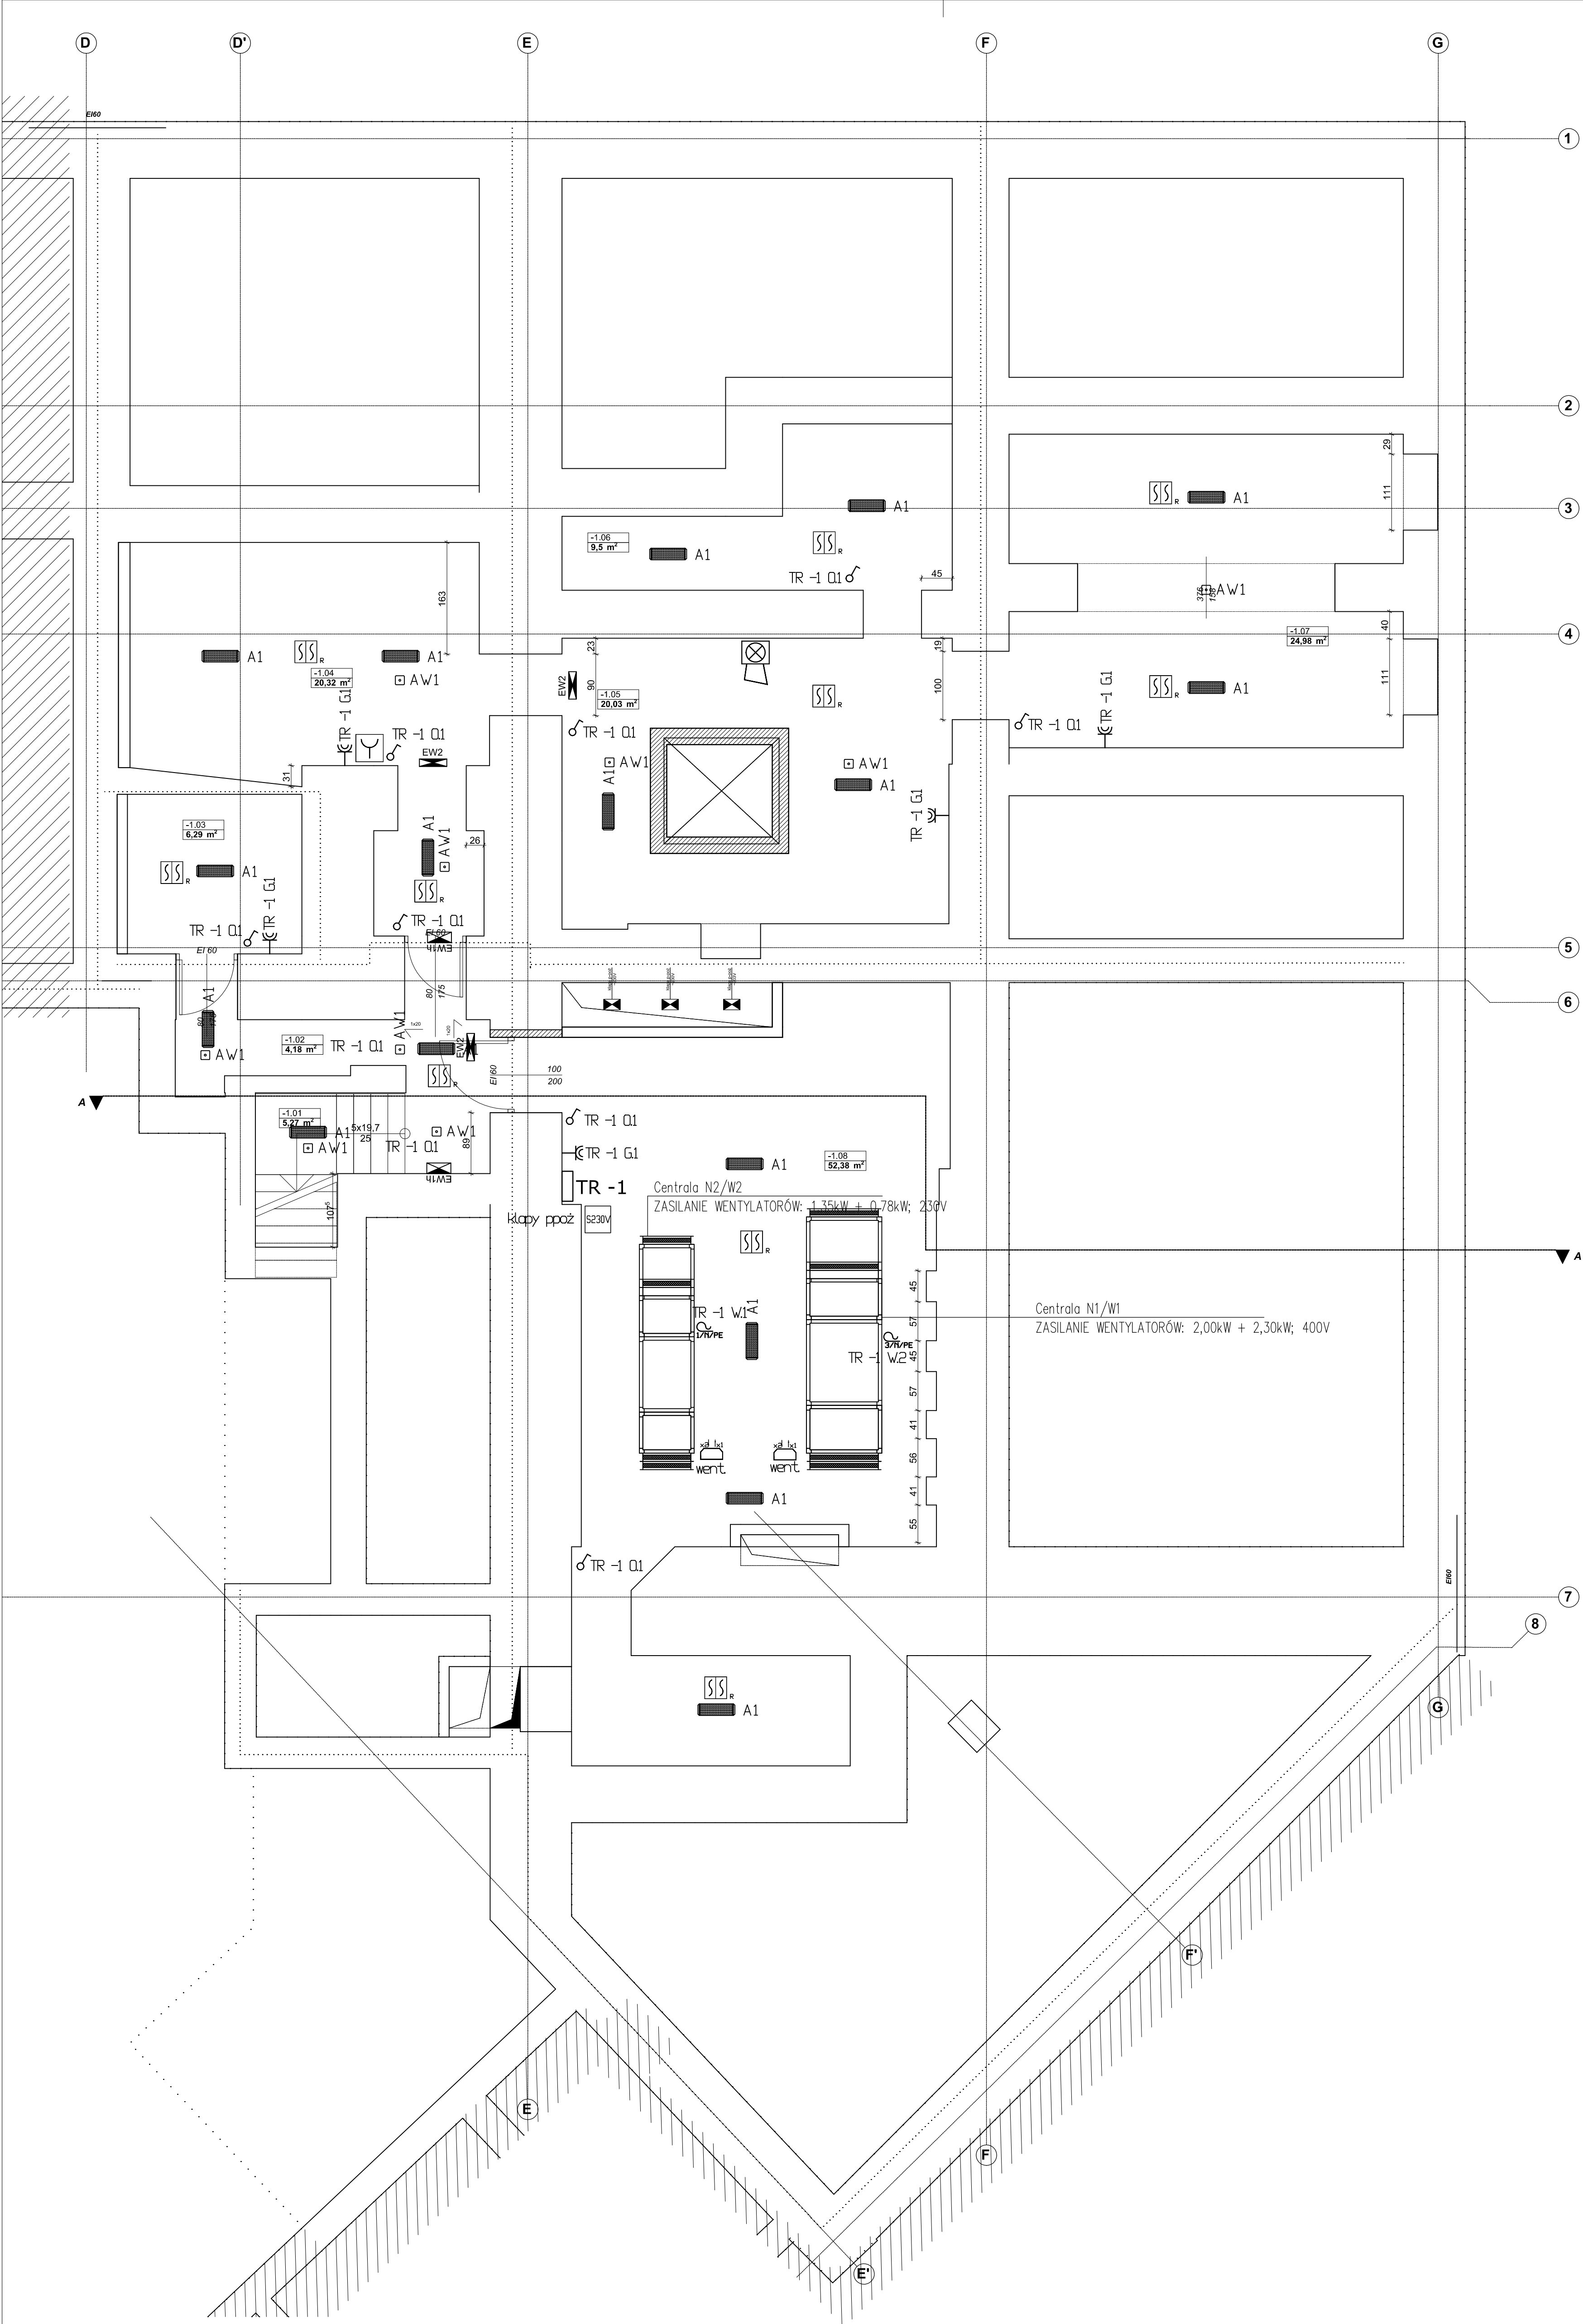

- Legenda instalacje elektryczne:
- wypust 1-fazowy
 - wypust 3-fazowy
 - gniazdo z bolcem ochronnym, podwójne
 - gniazdo z bolcem ochronnym, hermetyczne
 - łącznik świecznikowy
 - łącznik pojedynczy
 - łącznik schodowy
 - czujnik obecności
 - oprawa zewnętrzna uruchamiana zegarem astronomicznym
 - tablica rozdzielcza
 - przycisk przeciwpożarowego wyłącznika prądu
 - oprawa awaryjna z piktogramem (naścienna)
 - oprawa awaryjna z piktogramem (naścienna, hermetyczna IP65)
 - oprawa awaryjna z piktogramem (nastradowa/zwiszana)
 - oprawa awaryjna zewnętrzna -20°C
- Legenda SSP:
- Centrala systemu sygnalizacji pożaru
 - Czujka optyczna ze wskaźnikiem zadziałania
 - Czujka optyczna
 - Ręczny ostrzegacz pożarowy
 - Sygnalizator optyczno-akustyczny
 - Moduł 2 wej./1 wyj.
 - 2x wejście, 1x wyjście moduł wyjść przekształtników wysokonapięciowych
- Legenda oddymiania:
- Przyosk Przewietrzania
 - Przyosk Oddymiania
 - Czujnik Deszcz/Wiatr
 - Napęd elektryczny
 - Silownik drzwiowy
 - Centrala oddymiania 16A + moduł pływowy
- Legenda SSWIN:
- Czujka ruchu PIR, cyfrowa, optyka klatrzona, zasięg 15m
 - Sygnalizator zewnętrzny, akustyczno-optyczny, głośność 120dB, optyka LED
 - Klawiatura obsługi, wyświetlacz LCD, 2 linie systemowe
 - Centrala alarmowa, cyfrowa, 168 linii systemowych, 16 strzał, 16 klawiszy

graphite.group

TEMAT:

PRZEBUDOWA WNĘTRZ BUDYNKU GŁÓWNEJ SIEDZIBY BIBLIOTEKI MIEJSKIEJ W ŁÓDZI

ADRES:

Łódź, ul. Legionów 2 / pl. Wolności 4, Dz. nr 120/1 obręb S-1

INWESTOR:

BIBLIOTEKA MIEJSKA W ŁÓDZI AL. KOŚCIUSZKI 48, 90-427 ŁÓDŹ

OPRACOWANIE:

PROJEKT ARCHITEKTONICZNO-BUDOWLANY

STADIUM:

PROJEKT WYKONAWCZY

PROJEKTANT:

techn. Krzysztof Kozal upr. Nr 186/89/WŁ

OPRACOWANIE:

Tomasz Kozal

RYSunEK:

RZUT PIWNIC

DATA:

Lipiec 2020

SKALA:

1:50

NR RYSUNKU:

E.1